

LEGENDA:

- STÁVAJÍCÍ SÍTĚ

—

—

—

STÁVAJÍCÍ VODOVODNÍ ŘAD

ELEKTRO NN

PŘÍPOJKA NN

PŘÍPOJKA ELEKTRO
- NAVRHOVANÉ SÍTĚ

SO 310 - VODOVODNÍ ŘAD

SO 300 - VODOJEM

VODOJEM


OPLOCENÍ VODOJEMU

ODVODNĚNÍ VODOJEMU

NAVRHOVANÝ VODOVODNÍ ŘAD

OSTATNÍ

ZAMĚŘENÉ HRANICE POZEMKŮ DLE KM
- Pozn: VŠEKERÉ PRŮBĚHY STÁVAJÍCÍCH SÍTÍ JSOU ZAKRSLENY POUZE ORIENTAČNĚ DLE DOSTUPNÝCH INFORMACÍ. PŘED ZAHÁJENÍ STAVBY JE NUTNÉ VŠECHNY SÍTĚ VYTÝČIT

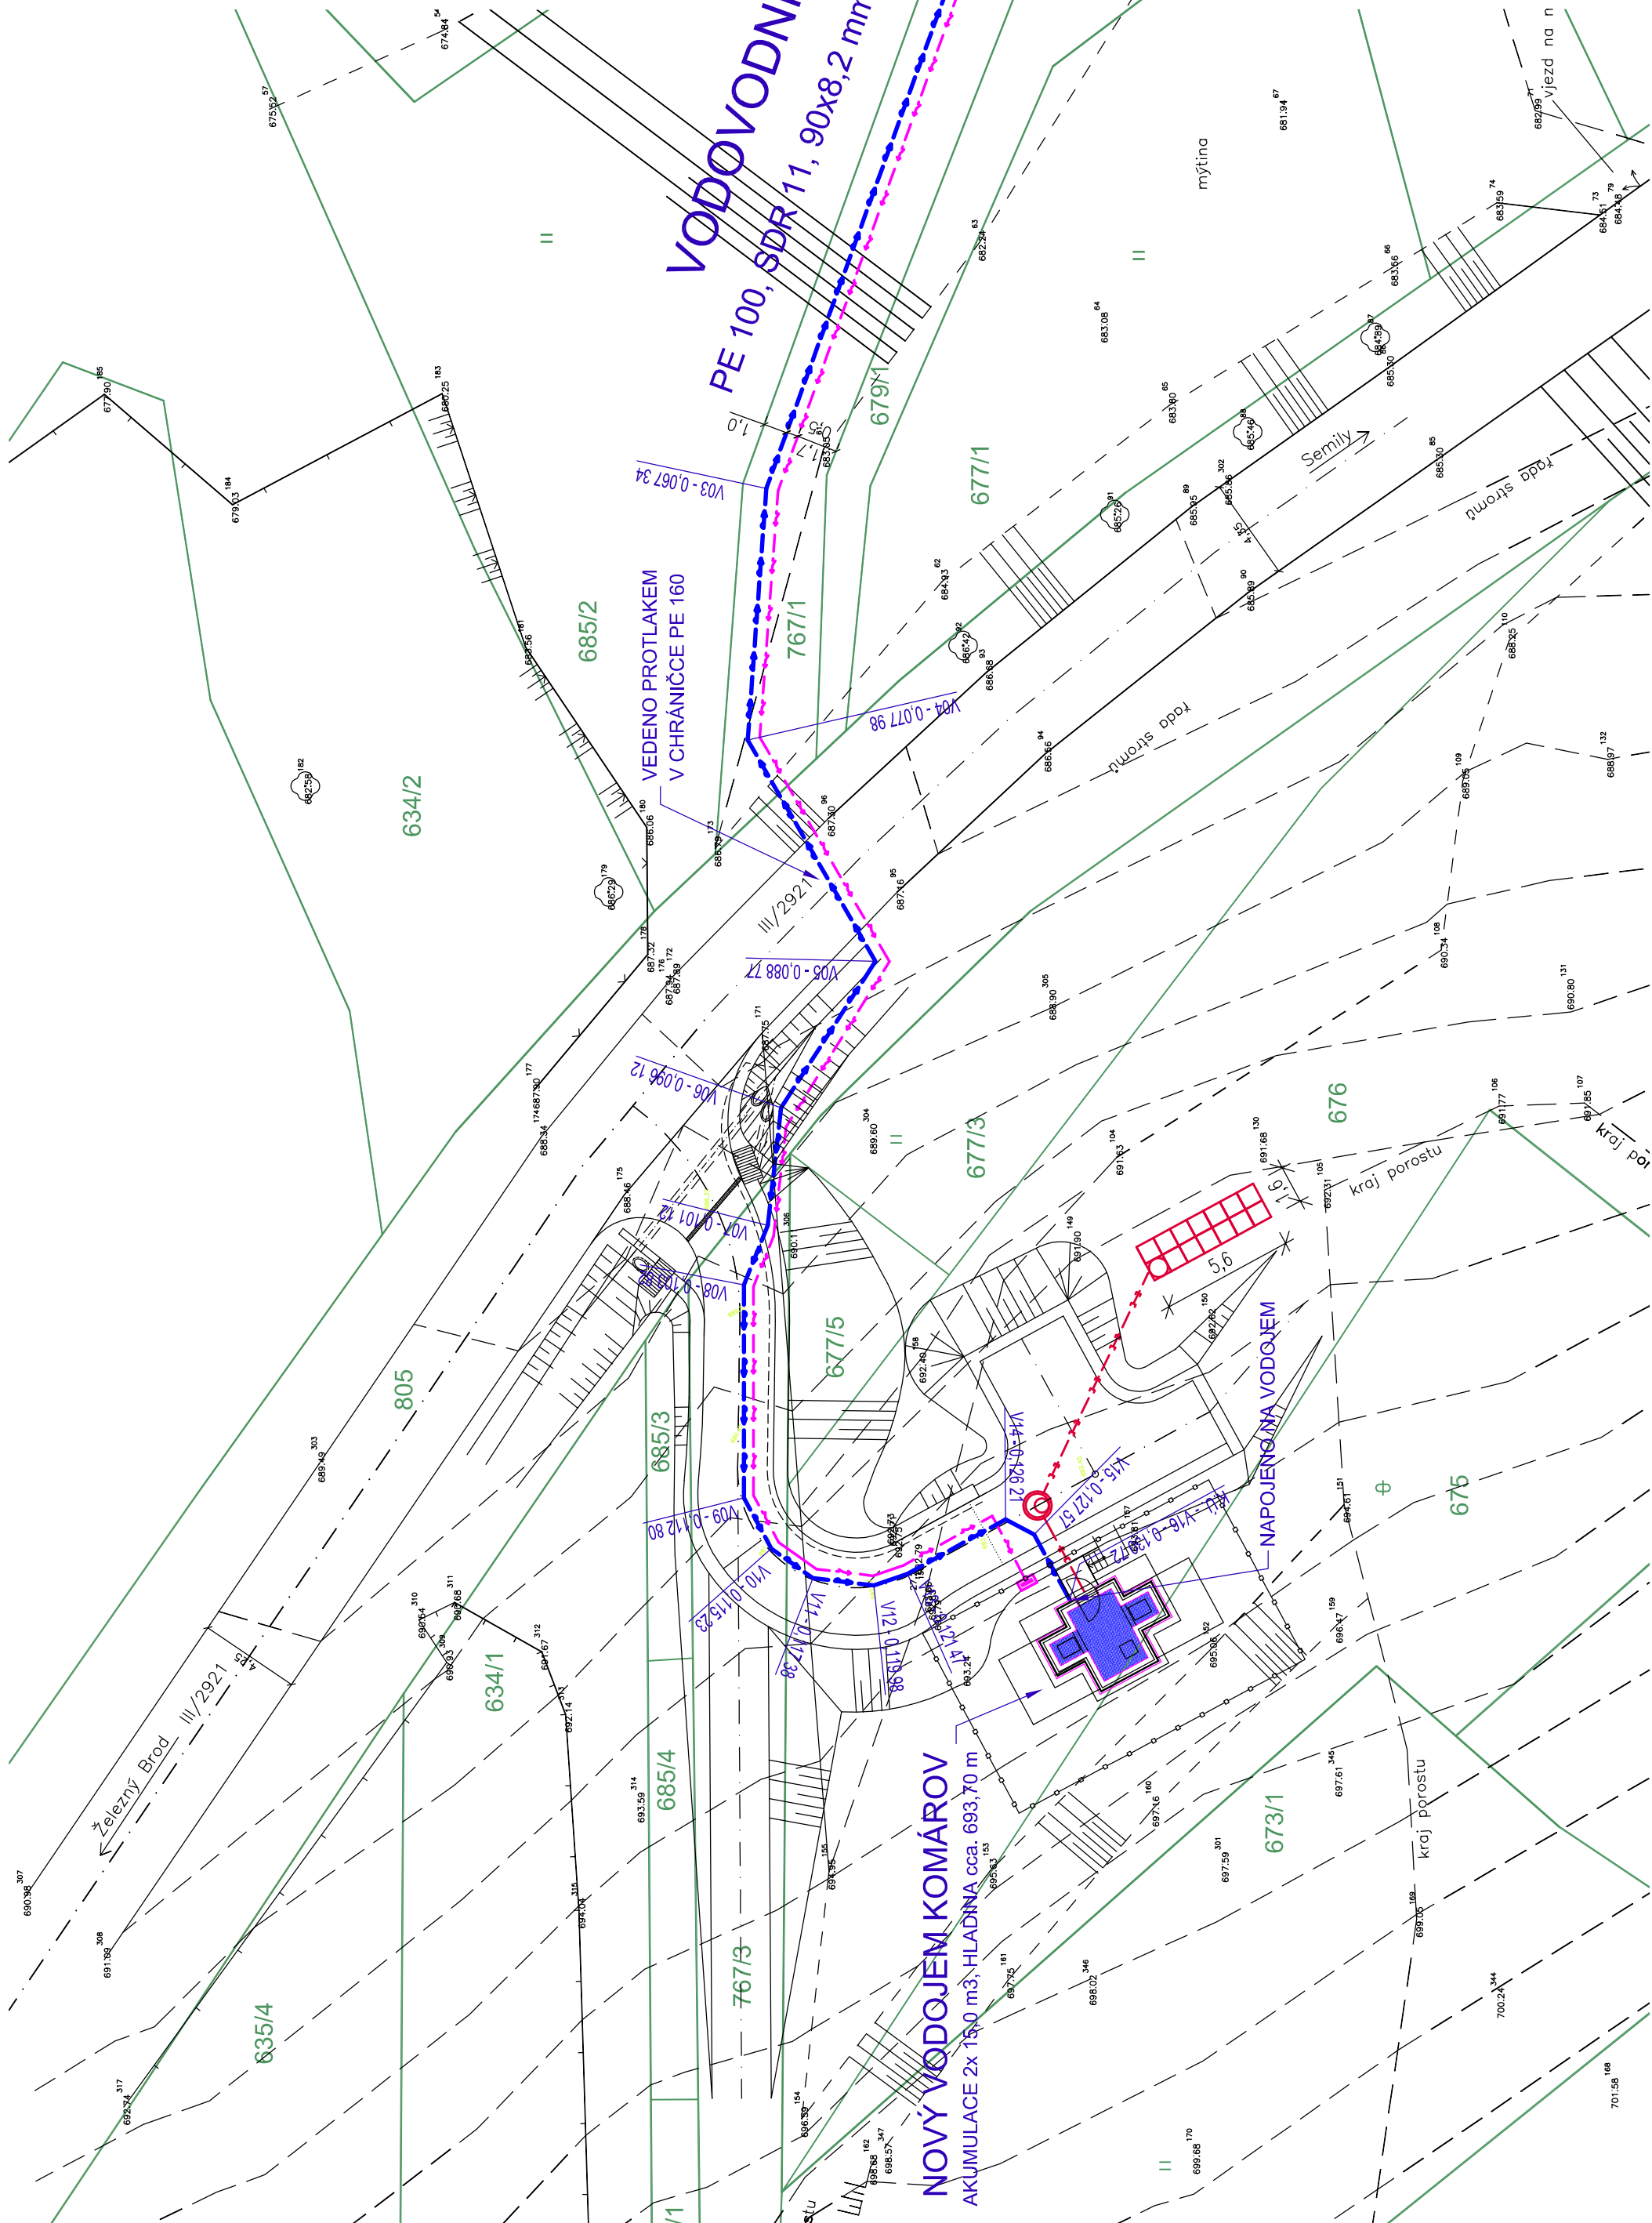

Paré:	Vedoucí projektant (HIP):	Zodpovědný projektant:	Projektování inženýrská činnost Hluboká 279, 511 01 Turnov Tel.: 732 024 840, 840 467 www.pvkprojekt.cz email: pvkprojekt@pvkprojekt.cz
	Ing. Petr Koldovský	Ing. Petr Koldovský	
Objednatel:	Vodohospodářské sdružení Turnov, Antonína Dvořáka 287, 511 01 Turnov		Datum: 05.2014
Místo:	k.ú. Lhota Komárov		Měřítko: 1:250
Stavba:	Chuhelna - VDJ Komárov		Stupeň: SP
Část:	k.ú. Lhota Komárov		Zak. č.: 12 - T033
	SO 310 - Vodovodní řad		Č. výkresu: Revize:
Výkres:	SITUACE		02 0