


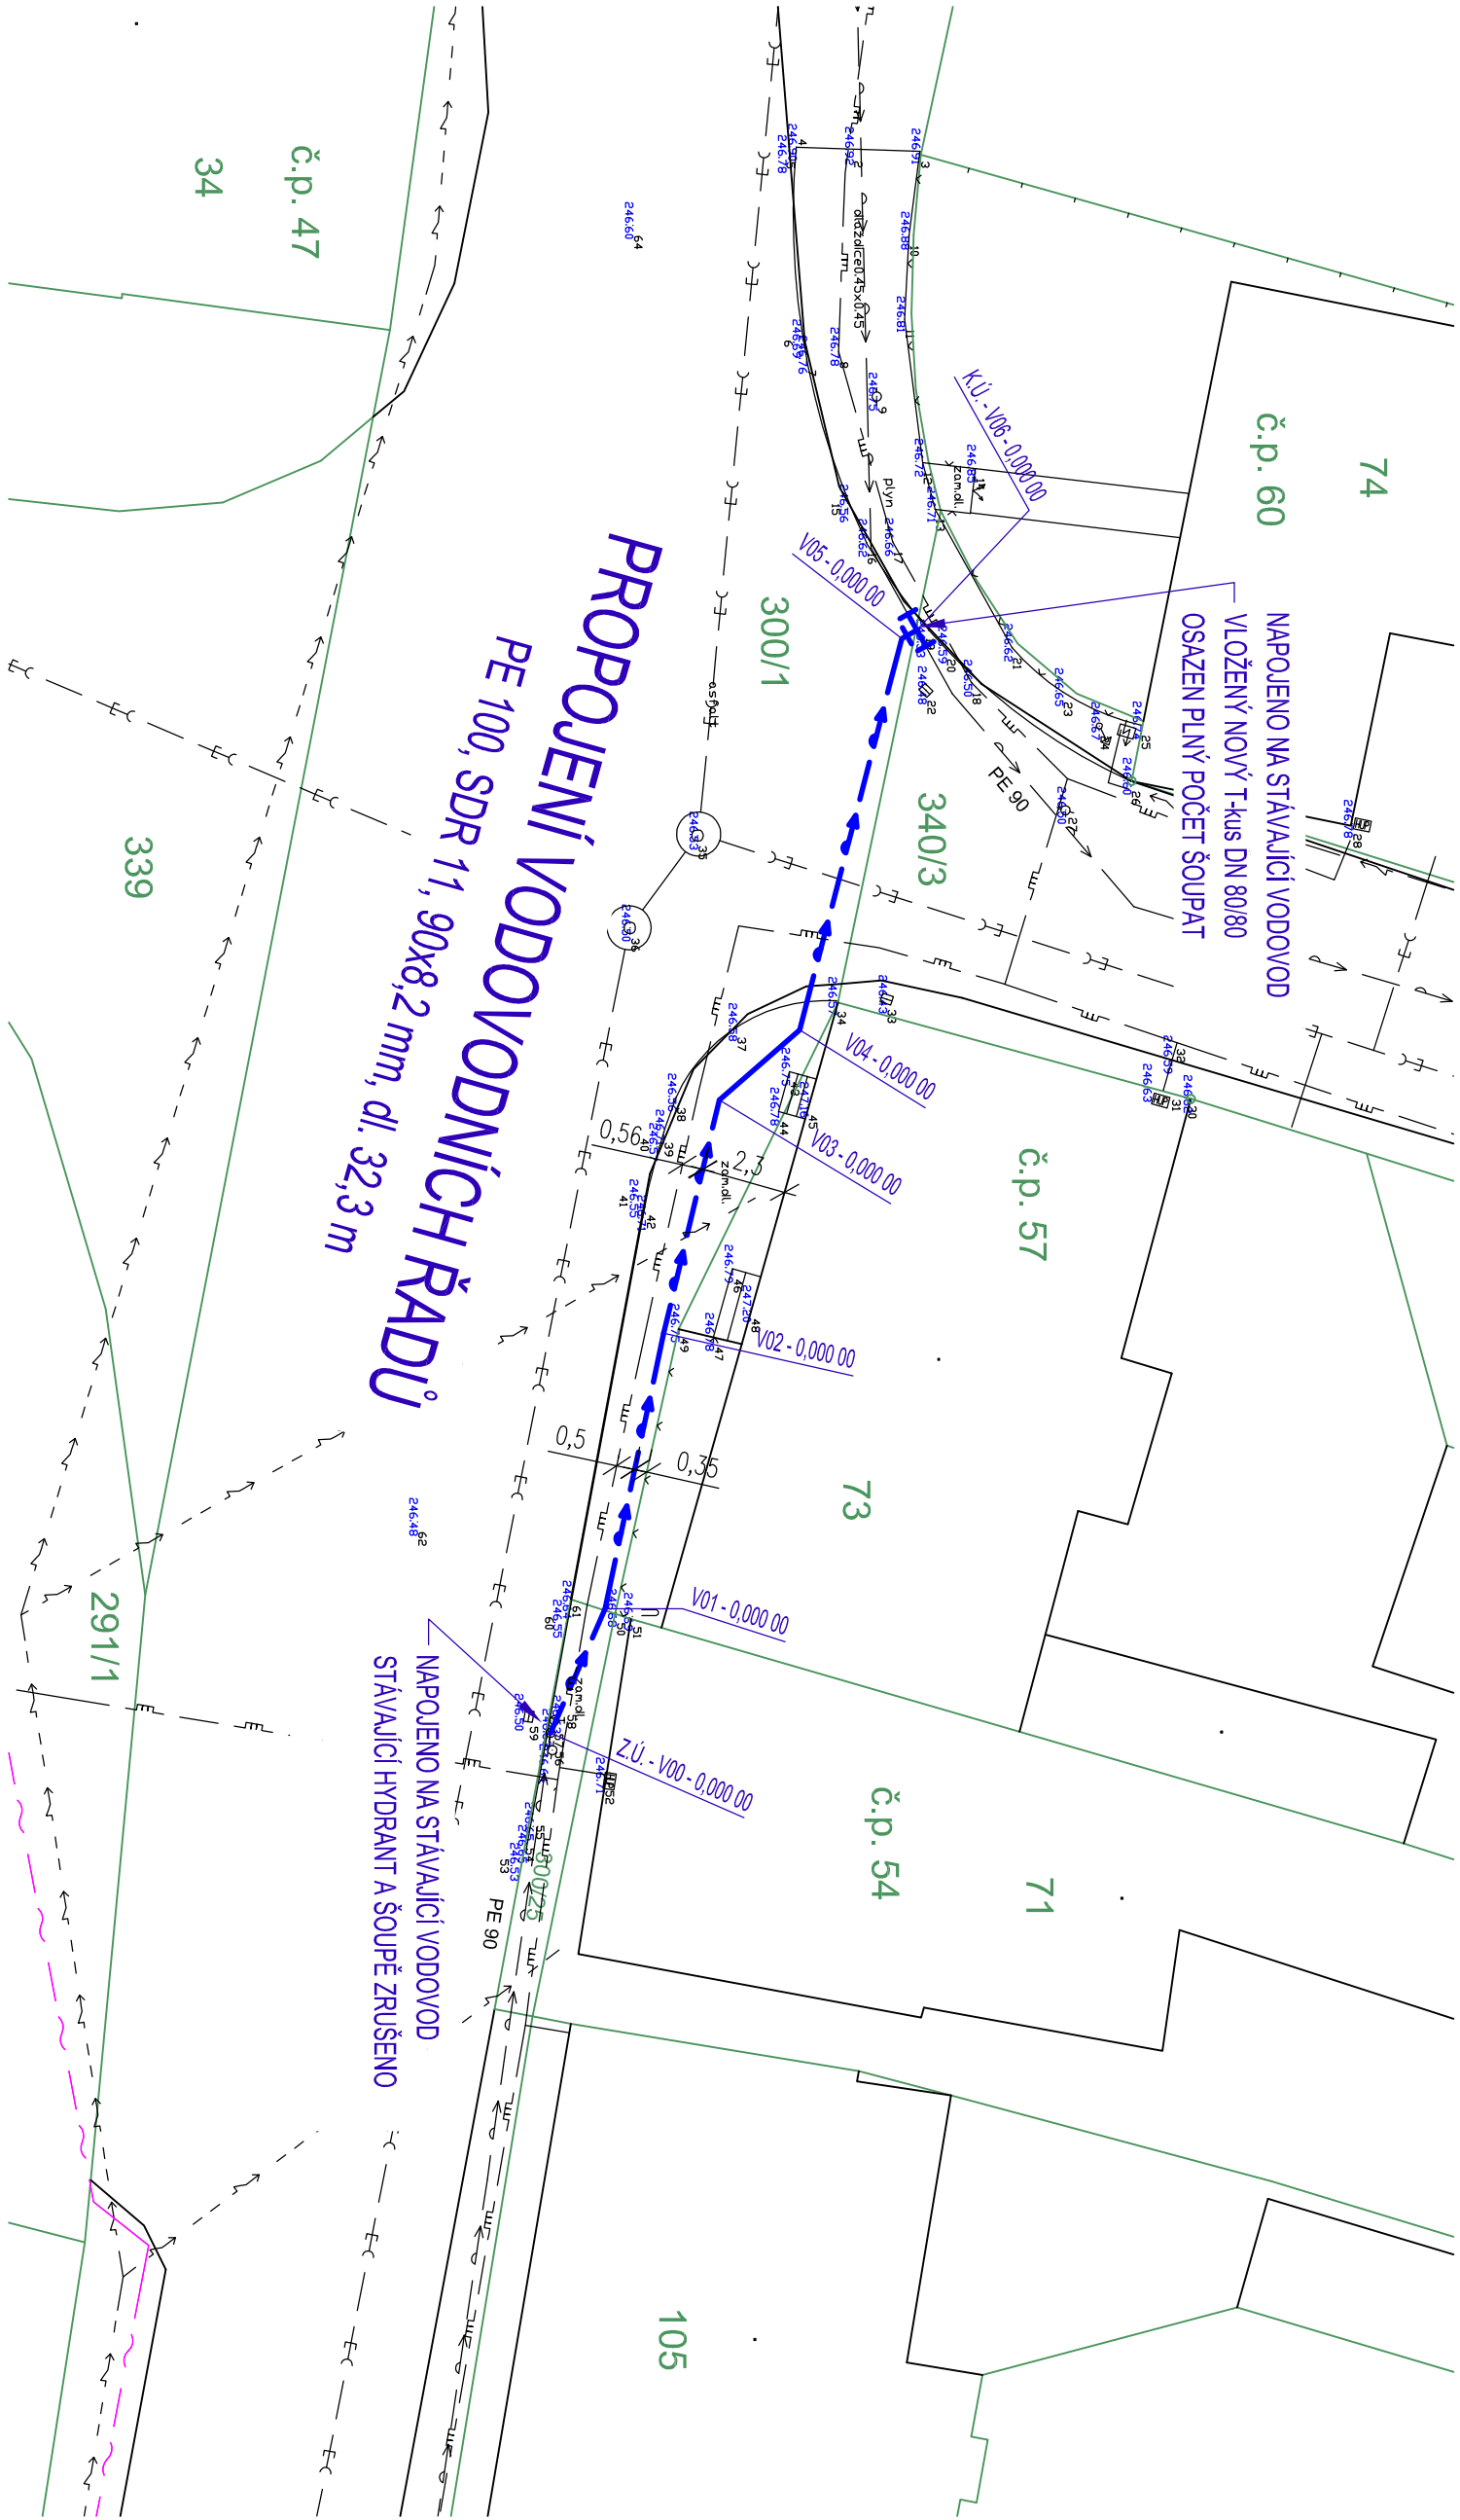

LEGENDA:

- STÁVAJÍCÍ SÍŤ

—→—

—→—

- STÁVAJÍCÍ VODOVODNÍ ŘAD

—→—

—→—

- ELEKTRO NN PODZEMNÍ

—→—

—→—

- ELEKTRO NN NADZEMNÍ

—→—

—→—

- SDĚLOVACÍ KABELY 02

—→—

—→—

- KANALIZACE

—→—

—→—

- STL PLYNOVOD

—→—

—→—

- STÁVAJÍCÍ HYDRANT PODZEMNÍ

—→—

—→—

NAVROVANÉ SÍŤ

SO 300 - VODOVODNÍ ŘAD

NAVROVANÝ VODOVODNÍ ŘAD

OSTATNÍ

ZAMĚŘENÉ HRANICE POZEMKŮ DLE KM

Pozn: VEŠKERÉ PRŮBĚHY STÁVAJÍCÍCH SÍTÍ JSOU ZAKRESLENY
POUZE ORIENTAČNĚ DLE DOSTUPNÝCH INFORMACÍ. PŘED
ZAHÁJENÍ STAVBY JE NUTNÉ VŠECHNY SÍŤ VRTÝČIT

Paré:	Vedoucí projektant (HLP):	Zodpovědný projektant:	 Projektování, inženýrská činnost Hluboká 279, 511 01 Turnov Tel.: +420 484 840 467 www.pvkprojekt.cz email: pvkprojekt@pvkprojekt.cz
	Ing. Petr Koldovský pobočka Turnov	Ing. Michal Hadraba	
Objednatel:	Vodohospodářské sdružení Turnov, Antonína Dvořáka 287, 511 01 Turnov		
Místo:	k.ú. Přepěře u Turnova		
Stavba:	Přepěře - propoj vodovodů k.ú. Přepěře u Turnova		
Část:	SO 300 - VODOVODNÍ ŘAD		
Výkres:	KOORDINAČNÍ SITUACE		
Datum: 10.2013 Měřítko: 1:200 Stupeň: SP Zak. č.: 13 - T033 Č. výkresu: Revize: C.2 0			