


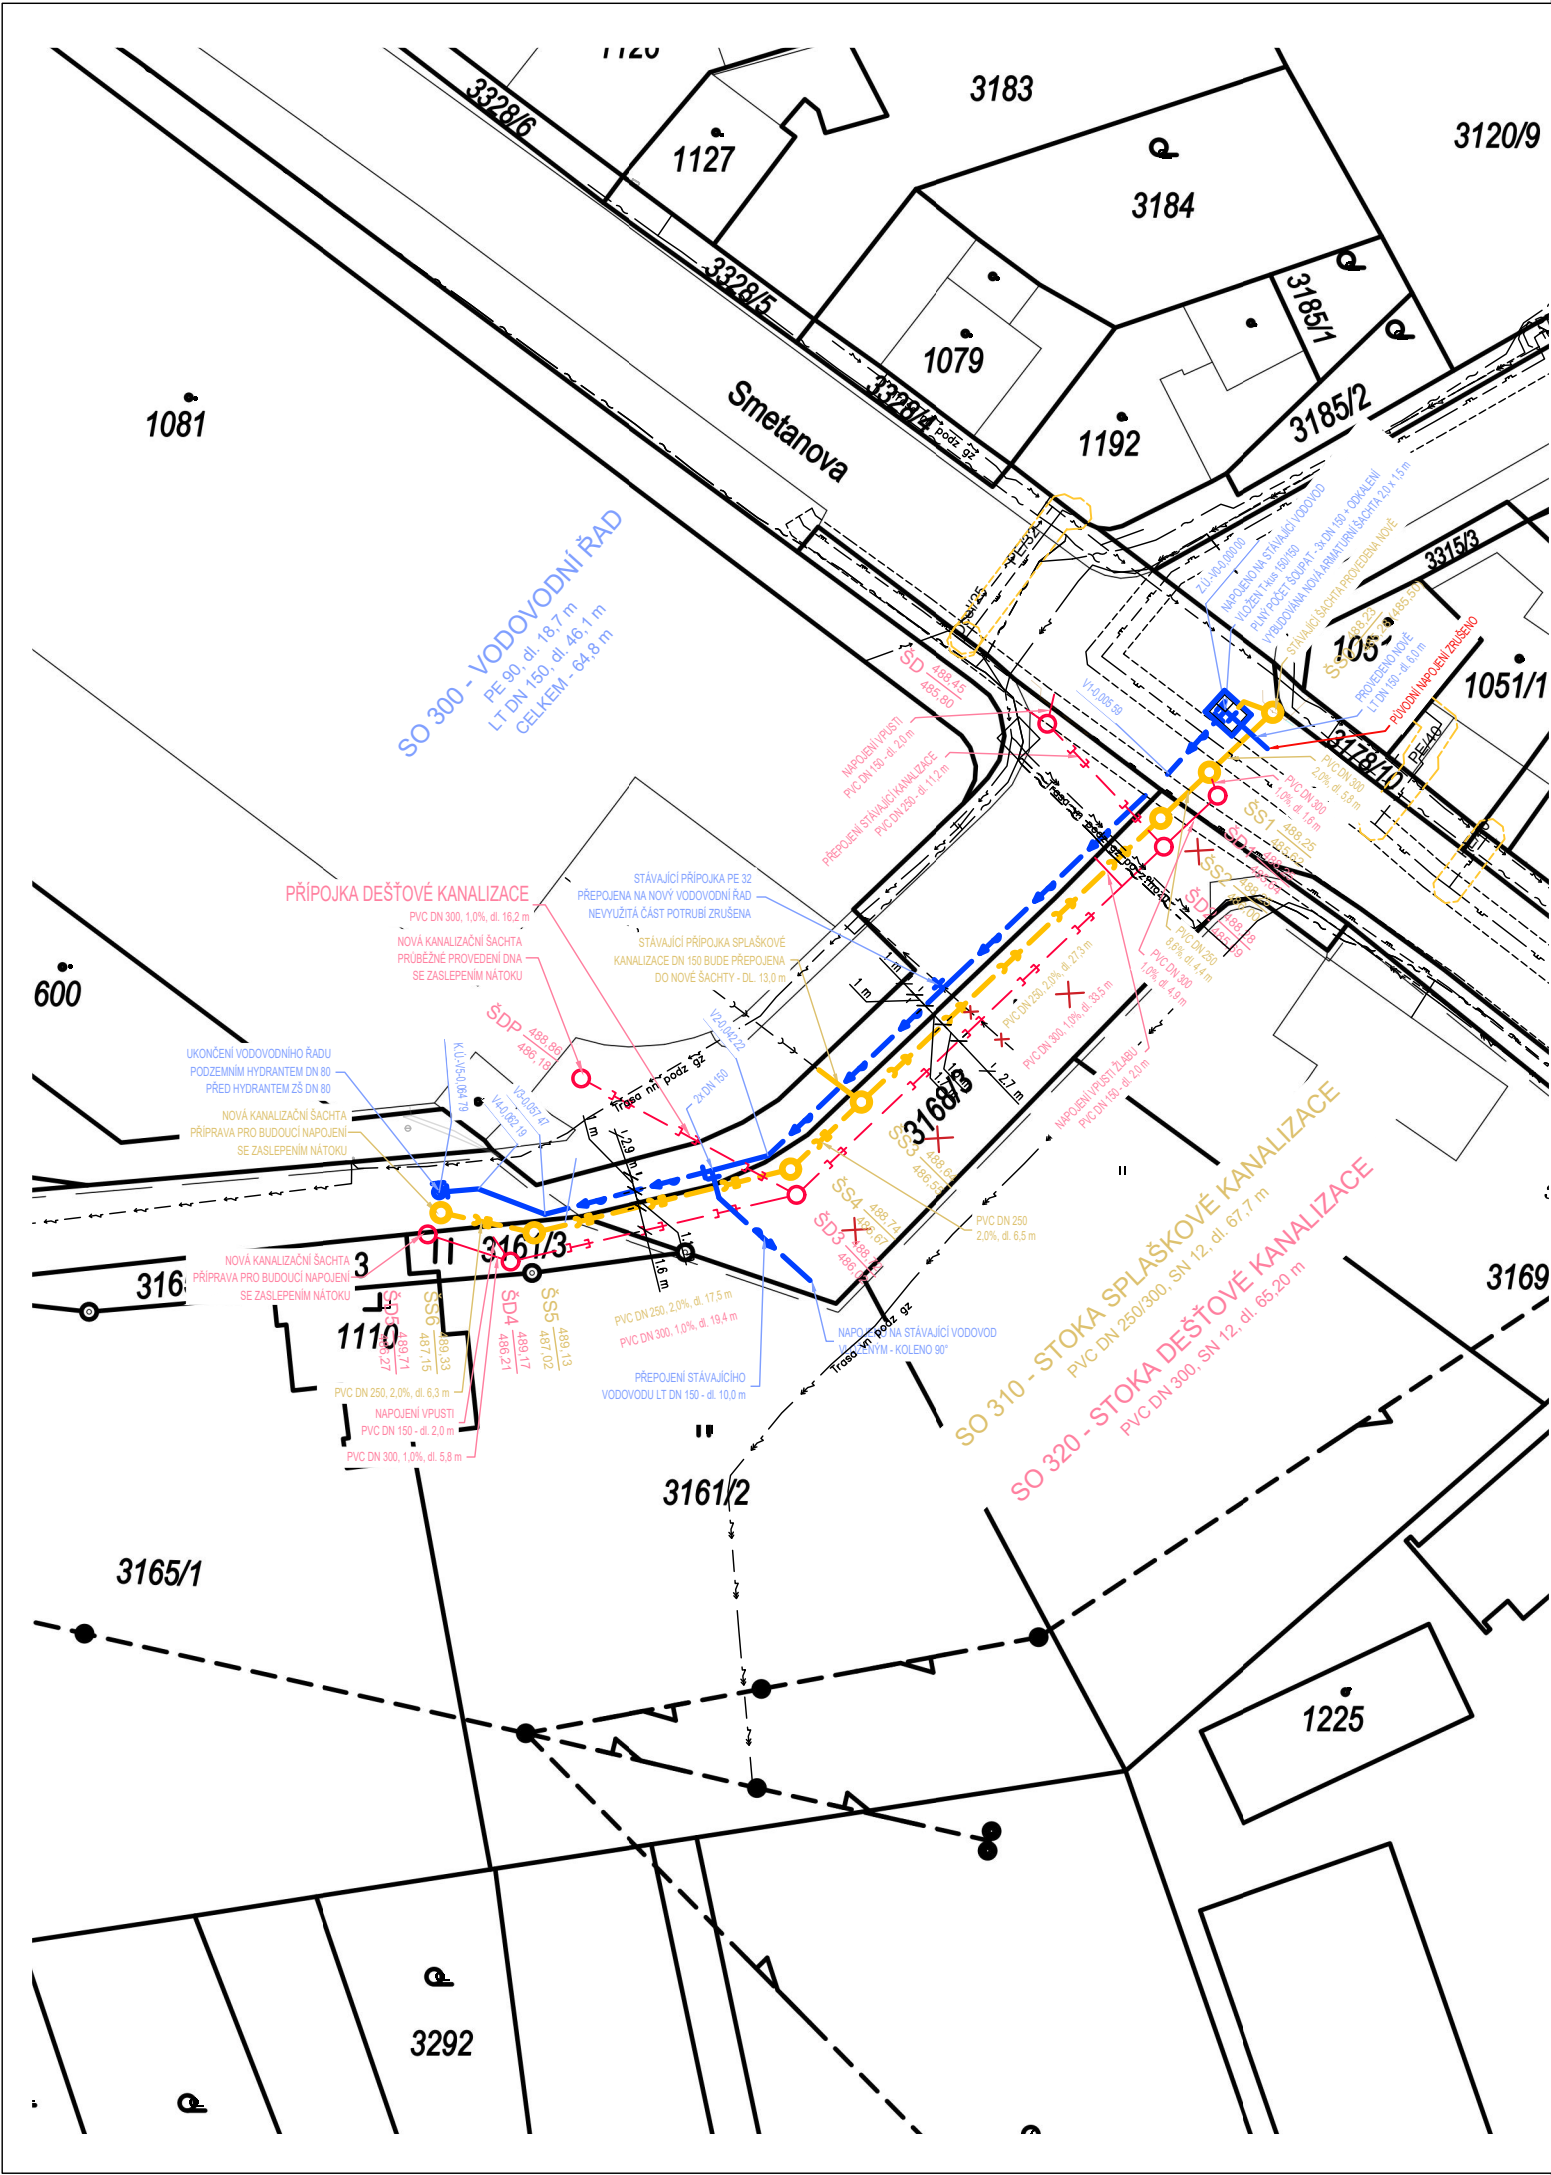

LEGENDA:

- SO 300 - PRODLOUŽENÍ VODOVODNÍHO ŘADU
- — — — — VODOVODNÍ ŘAD
- ⊕ HYDRANT PODZEMNÍ
- SO 310 - PRODLOUŽENÍ SPLAŠKOVÉ KANALIZACE
- — — — — PRODLOUŽENÍ STOKY SPLAŠKOVÉ KANALIZACE
- SO 320 - DEŠŤOVÁ KANALIZACE
- — — — — STOKA DEŠŤOVÉ KANALIZACE

VODA A KANALIZACE - PRODLOUŽENÍ				
Parcelly dle katastru nemovitostí (KN)				
k.ú. Lomnice nad Popelkou				
Parc. č.	Využití/druh pozemku	Plocha [m2]	Číslo LV	Vlastnické právo
3328/14	ostatní plocha ostatní komunikace	8 865	10 001	MĚSTO LOMNICE NAD POPELKOU Husovo náměstí 6, 51251 Lomnice nad Popelkou
3316/1	ostatní plocha ostatní komunikace	957	10 001	MĚSTO LOMNICE NAD POPELKOU Husovo náměstí 6, 51251 Lomnice nad Popelkou
3168/3	trvalý travní porost	407	2 636	ExtraVit s.r.o., Smetanova 966, 51251 Lomnice nad Popelkou
3161/3	trvalý travní porost	48	10 001	MĚSTO LOMNICE NAD POPELKOU Husovo náměstí 6, 51251 Lomnice nad Popelkou
st. 1081	zastavěná plocha a nádvoří	5 295	2 636	ExtraVit s.r.o., Smetanova 966, 51251 Lomnice nad Popelkou

Paré:	Prodloužení sítí technické infrastruktury pro budoucí rozvojovou lokalitu BM 8, dle ÚP, k.ú. Lomnice nad Popelkou		
Objednatel:	Zpracovatel ČÁSTI:		
	 MĚSTO LOMNICE NAD POP. Husovo náměstí 6 512 51 Lomnice nad Popelkou IČO: 123 45 678		
	 PVK PROJEKT PVK Projekt s.r.o. Projektování, inženýrská činnost Hluboká 279, 511 01 Turnov www.pvkprojekt.cz, Tel.: +420 484 840 467 email: pvkprojekt@pvkprojekt.cz		
Vypracoval:		Ing. Petr Koldovský	
Odpovědný projektant:		Ing. Petr Koldovský	
Místo:	k.ú. Lomnice n. Pop.		Datum: 09/2022
Část:	SO 300 - PRODLOUŽENÍ VODOVODNÍHO ŘADU SO 310 - PRODLOUŽENÍ SPLAŠKOVÉ KANALIZACE SO 320 - DEŠŤOVÁ KANALIZACE		Měřítko: 1 : 1000
			Stupeň: ÚR+SP
			Zak. č.: 21 - T038
Výkres:	KATASTRÁLNÍ SITUACE STAVBY	Č. výkresu:	Revize:
		C.2	0