


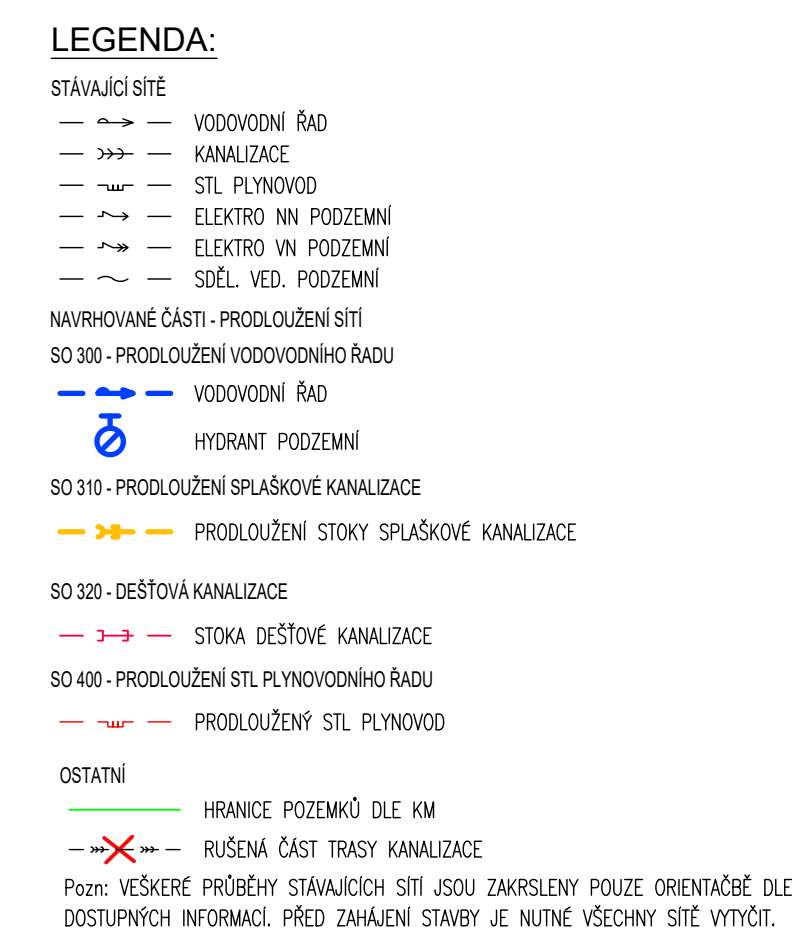

Paré: Prodloužení sítě technické infrastruktury pro budoucí rozvojovou lokalitu BM 8, dle ÚP, k.ú. Lomnice nad Popelkou	
Objednatel:  MĚSTO LOMNICE NAD POP. Husovo náměstí 6 512 51 Lomnice nad Popelkou IČO: 123 45 678	Zpracovatel ČÁSTI:  PVK Projekt s.r.o. Projektování, inženýrská činnost Hluboká 279, 511 01 Turnov www.pvkprojekt.cz, Tel.: +420 484 840 467 email: pvkprojekt@pvkprojekt.cz
Vypracoval: Ing. Petr Koldovský Odpovědný projektant: Ing. Petr Koldovský	
Místo: k.ú. Lomnice n. Pop. Část: SO 300 - PRODLOUŽENÍ VODOVODNÍHO ŘADU SO 310 - PRODLOUŽENÍ SPLAŠKOVÉ KANALIZACE SO 320 - DEŠŤOVÁ KANALIZACE	Datum: 09/2022 Měřítko: 1 : 250 Stupeň: ÚR+SP Zak. č.: 21 - T038 Č. výkresu: C.3 0 Revize:
Výkres: KOORDINAČNÍ SITUACE STAVBY	