


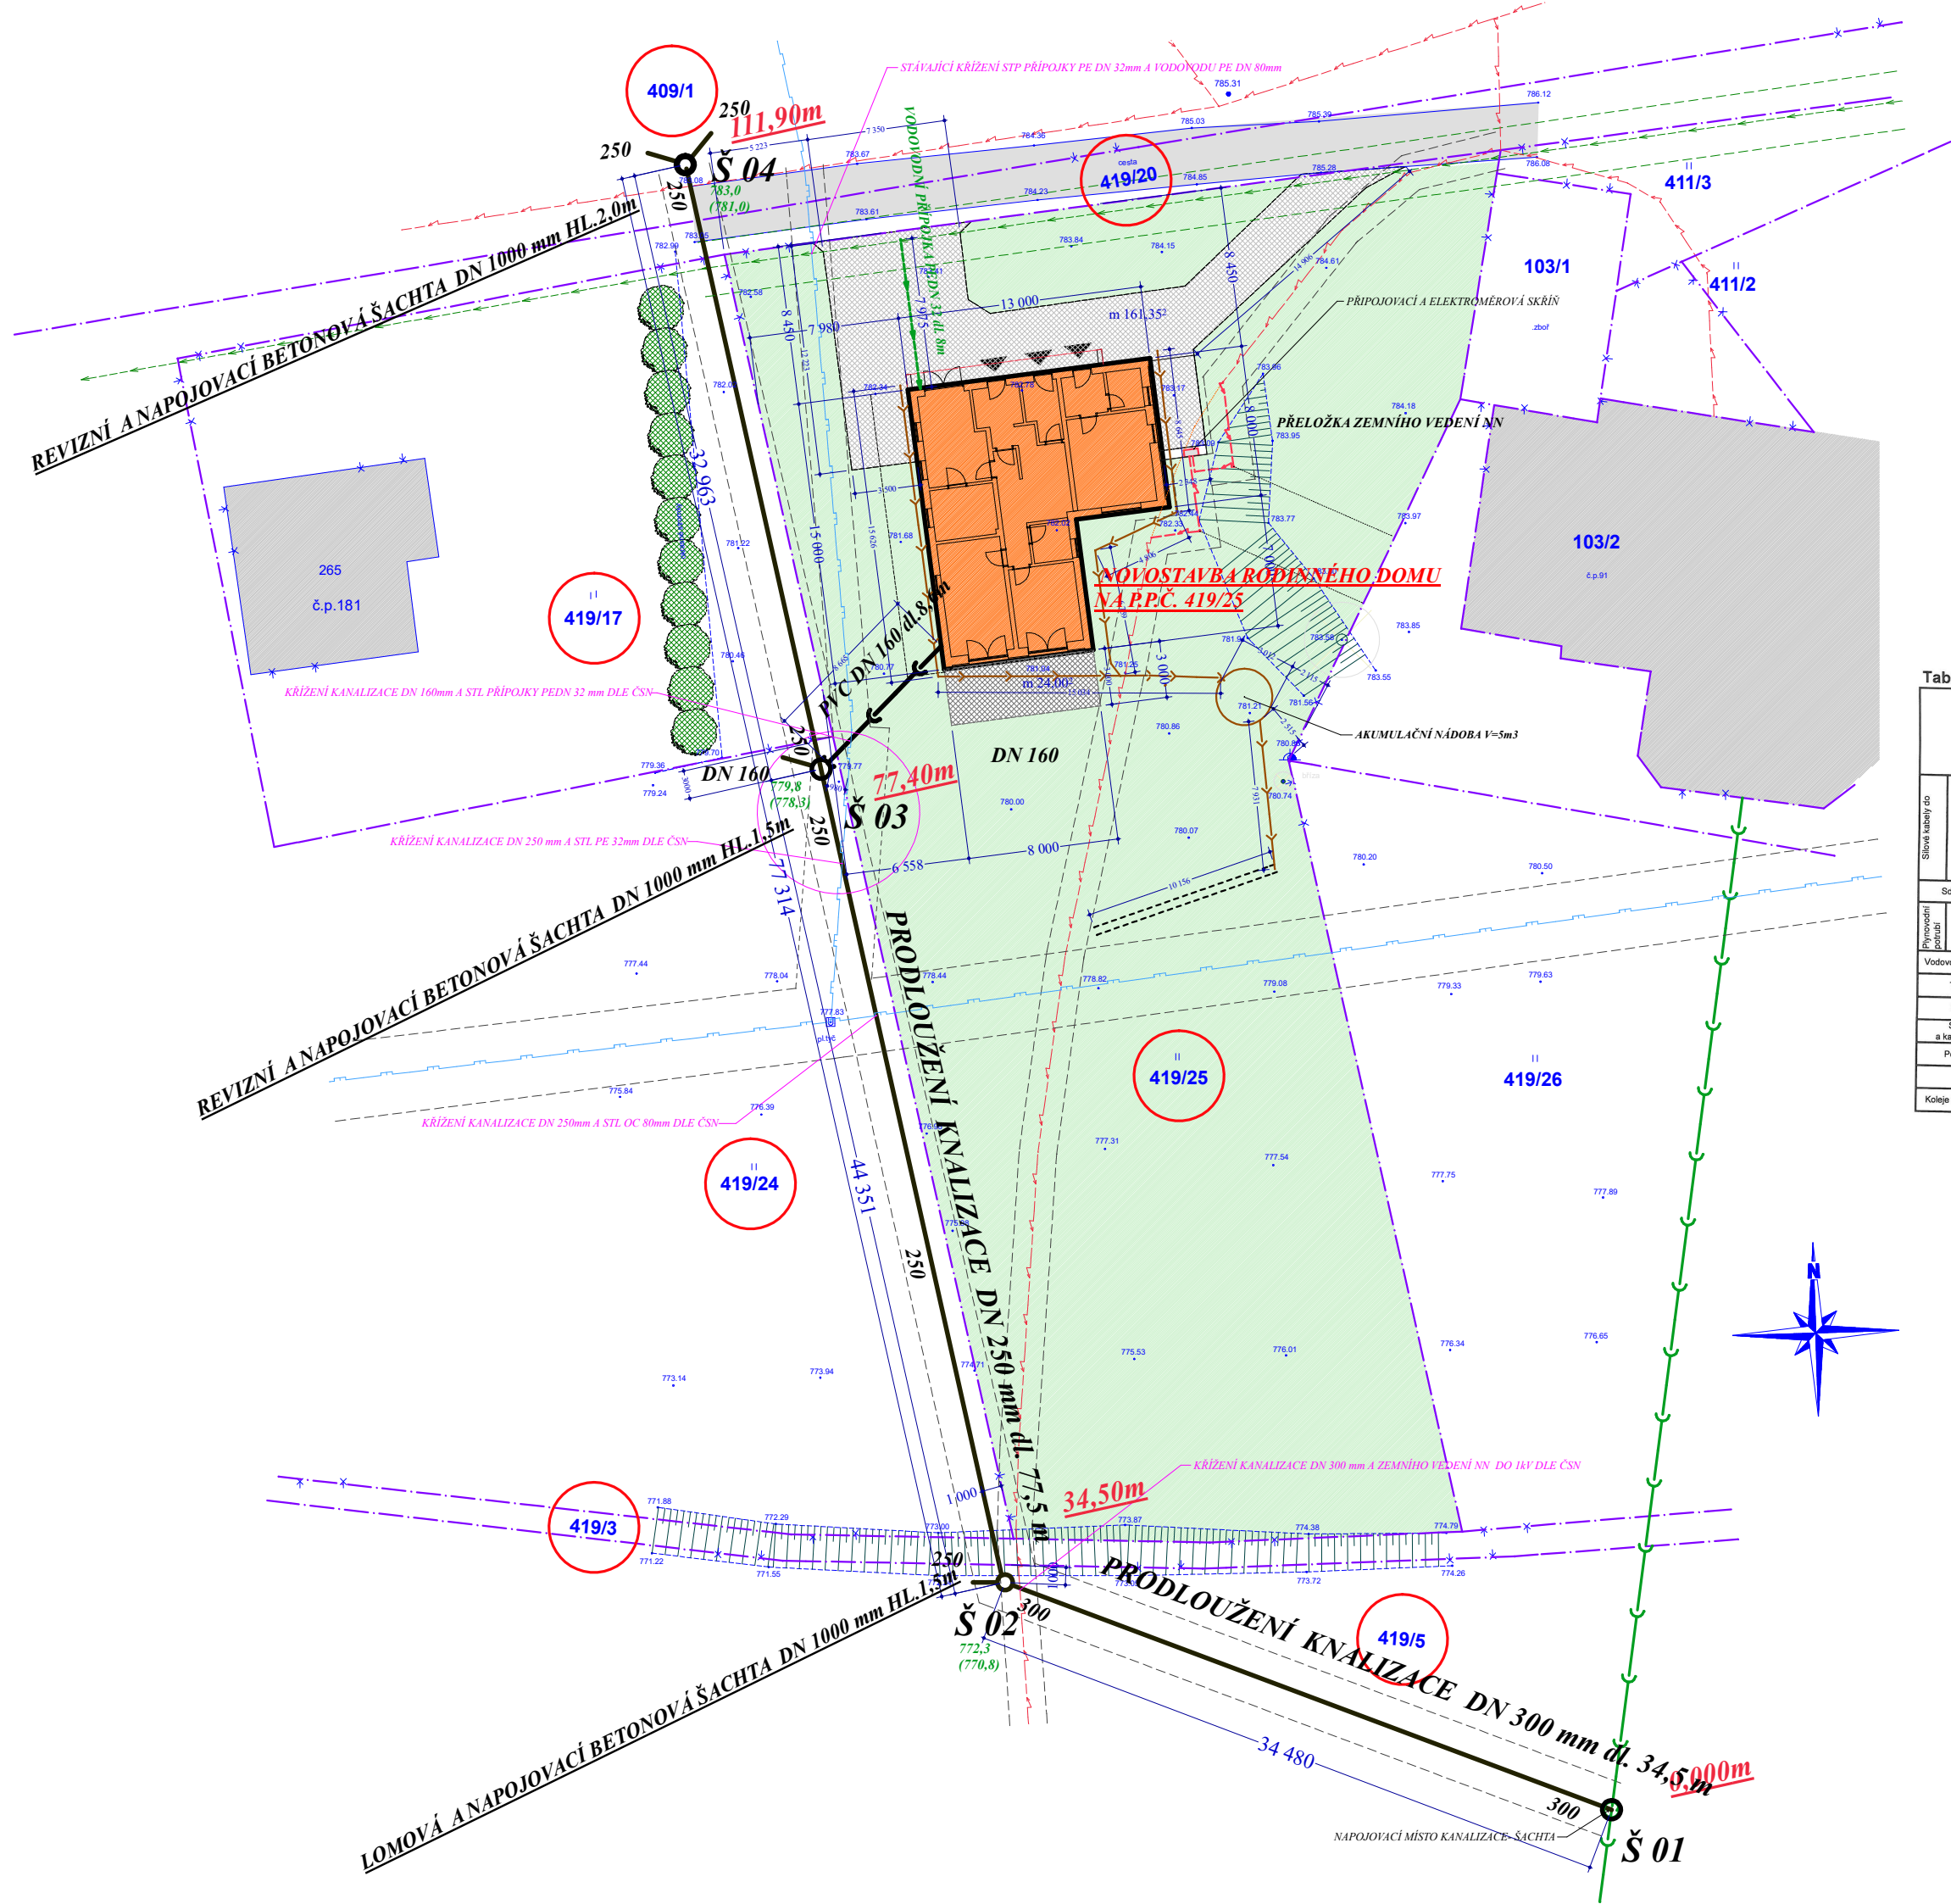

Tabulka A2 - Nejmenší dovolené svislé vzdálenosti při křížení podzemních sítí v [m]

Druh sítě	Síťové kabely do				Síťové kabely	Plynovodní potrubí		Vodovodní sítě a přípojky	Tepelné sítě	Kabelovody	Stokové sítě a kanalizační přípojky	Potrubní pošta	Kolektor	Kolejové tramvajové dráhy
	1 kV	10 kV	35 kV	220 kV		do 0,005 Mpa	do 0,3 Mpa							
Síťové kabely do	1 kV	0,05	0,15	0,20	0,20	0,30	0,10	0,10	0,40	0,30	0,30	0,30	1,00	
	10 kV	0,15	0,15	0,20	0,20	0,80	0,10	0,10	0,40	0,50	0,30	0,30	1,00	
	35 kV	0,20	0,15	0,20	0,25	0,80	0,11	0,10	0,40	0,50	0,30	0,30	1,00	
	220 kV	0,20	0,20	0,25	0,25	0,80	0,30	0,70	0,40	1,00	0,50	0,30	1,30	
Síťové kabely	0,30	0,10	0,80	0,30	0,50	0,10	0,10	0,20	0,15	0,10	0,20	0,20	0,10	1,00
	do 0,005 MPa	0,10	0,10	0,10	0,30	0,10	0,10	0,15	0,10	0,10	0,50	0,10	0,10	1,00
	do 0,3 Mpa	0,10	0,20	0,20	0,70	0,10	0,10	0,15	0,10	0,10	0,50	0,10	0,10	1,00
Vodovodní sítě a přípojky	0,40	0,40	0,40	0,40	0,20	0,15	0,15		0,20	0,20	0,10	0,20	0,20	1,50
	0,20	0,20	0,20	0,20	0,20	0,10	0,10		0,20	0,20	0,10	0,20	0,20	1,00
Tepelné sítě	0,30	0,50	0,50	1,00	0,50	0,15	0,10		0,20	0,15	0,10	0,20	0,20	1,00
	0,10	0,30	0,30	0,30	0,10	0,10	0,10		0,20	0,15	0,10	0,20	0,20	1,00
Stokové sítě a kanalizační sítě	0,30	0,30	0,50	0,50	0,20	0,50	0,50	0,10	0,10	0,10	0,20	0,30	0,10	
	0,30	0,30	0,30	0,30	0,30	0,20	0,10	0,10	0,30	0,20	0,30	0,20	0,20	1,00
Kolektor					0,10	0,10	0,10	0,20	0,20	0,10	0,20	0,20	1,00	
	1,00	1,00	1,00	1,30	1,00	1,00	1,00	1,50	1,00	1,00	1,00	1,00	1,00	

LEGENDA

- ZÁJMOVÝ OBJEKT - OBJEKT K REKREACI
- STÁVAJÍCÍ KOMUNIKACE - ASFALTOVÁ SILNICE
- ZPEVNĚNÁ PLOCHA - BETONOVÁ RESP. KAMENNÁ DLAŽBA
- KATASTRÁLNÍ HRANICE POZEMKŮ
- ZEMNÍ KABELOVÝ PŘÍVOD A ROZVOD NA POZEMKU STAVBY
- VRCHNÍ KABELOVÉ VEDENÍ NN - ELEKTROROZVOD - STÁVAJÍCÍ
- KANALIZACE SPLAŠKOVÁ - KANALIZAČNÍ PŘÍPOJKA PVC DN 160mm
- PRODLOUŽENÍ KANALIZACE SPLAŠKOVÉ PVC DN 250 mm
- KANALIZACE SPLAŠKOVÁ - STÁVAJÍCÍ ŘÁD
- VODOVODNÍ PŘÍPOJKA PEDN 32MM
- NTL PLYNOVOD
- VSAKOVÁNÍ PŘEČISTĚNÝCH ODPADNÍCH VOD

Zodpovědný projektant: Václav Syříš
Vypracoval: Ing. Miroslav Jaroš
Investor: Horká Kamila, Benecko č.p. 181, 51237 Benecko
Běloch Tomáš, Těpře č.č. 26, 46822 Železný Brod

datum 5/2023
měřítko 1 : 350

Obec: Benecko K.ú.: Benecko

NOVOSTAVBA RODINNÉHO DOMU NA P.P.Č. 419/25
PRODLOUŽENÍ SPLAŠKOVÉ KANALIZACE
NA P.P.Č. 419/5, 419/3, 419/24, 419/17, 419/20 A 409/1 V K.Ú. BENECKO

Stupeň dokumentace: DSP
KOORDINAČNÍ SITUACE

C1