


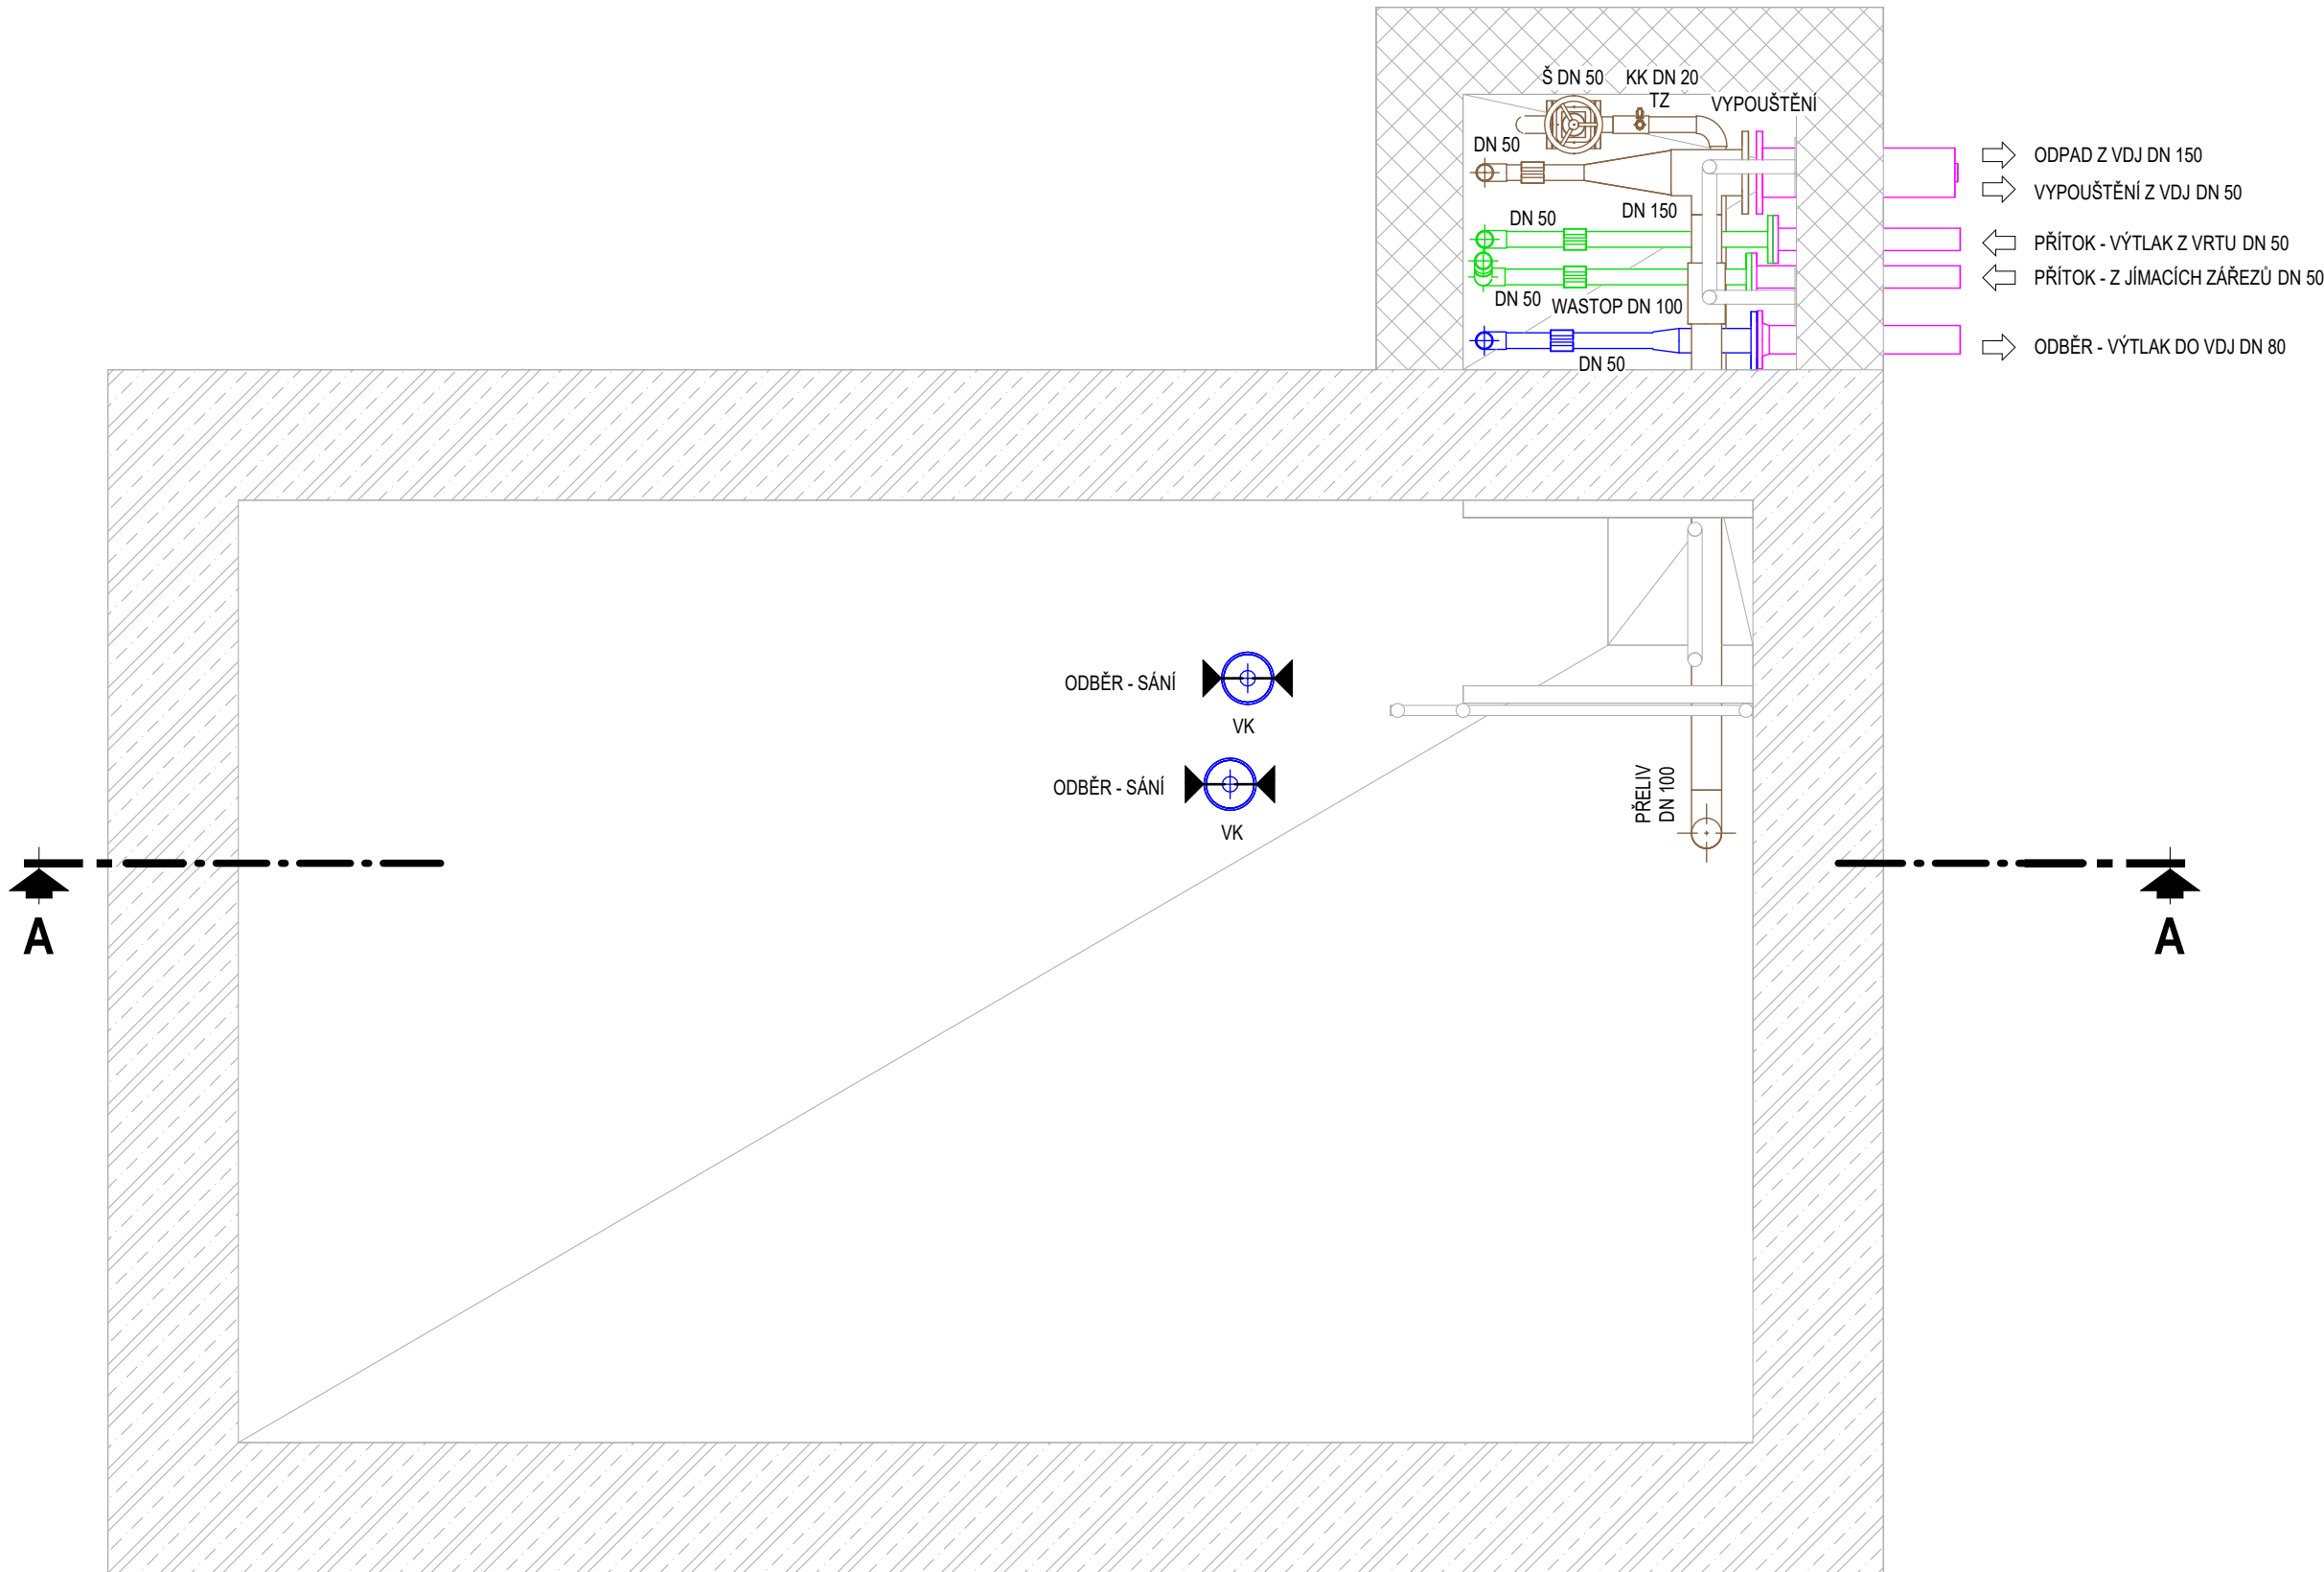

LEGENDA ČAR

- PŘÍTOK
- ODBĚR, VÝTLAK
- VYPOUŠTĚNÍ + PŘELIVY
- OBSLUŽNÁ POTRUBÍ
- VENKOVNÍ POTRUBÍ

LEGENDA ZKRATEK

- Š ŠOUPÁTKO
- Š+E ŠOUPÁTKO S ELEKTROPONEM
- VK VTOKOVÝ KOŠ
- VDM VODOMĚR
- ZK ZPĚTNÁ KLAPEK
- TZ TENZOSONDA
- M MANOMETR
- OV ODBĚR VZORKŮ (VZORKOVACÍ KOHOUT)

| Revize | Popis revize | Datum revize |
|--------|--------------|--------------|
|--------|--------------|--------------|

|                                                                                                                                                                                                                                                                                                                               |                        |
|-------------------------------------------------------------------------------------------------------------------------------------------------------------------------------------------------------------------------------------------------------------------------------------------------------------------------------|------------------------|
| <div><div></div><div><b>AQUA PROCON s.r.o.</b><br/>Projektová a inženýrská společnost<br/>Palackého tř. 12, 612 00 Brno<br/>tel.: +420 541 426 011, fax: +420 541 426 012<br/>E-mail: info@aquaprocon.cz<br/>www.aquaprocon.cz</div></div> |                        |
| Vedoucí projektu                                                                                                                                                                                                                                                                                                              | Ing. Petr Baránek      |
| Vedoucí dílčího projektu                                                                                                                                                                                                                                                                                                      |                        |
| Zodpovědný projektant                                                                                                                                                                                                                                                                                                         | Ing. Petr Baránek      |
| Vypracoval                                                                                                                                                                                                                                                                                                                    | Ing. Simona Krupicová  |
| Kontroloval                                                                                                                                                                                                                                                                                                                   | Ing. Simona Hlušítková |

|            |                                 |
|------------|---------------------------------|
| Investor   | Vodohospodářské sdružení Turnov |
| Objednatel | Vodohospodářské sdružení Turnov |

|        |        |         |      |        |          |       |         |                 |            |
|--------|--------|---------|------|--------|----------|-------|---------|-----------------|------------|
| Formát | 3 x A4 | Měřítko | 1:25 | Stupeň | DUSP/DPS | Datum | 11/2023 | Zakázkové číslo | 1625923-72 |
|--------|--------|---------|------|--------|----------|-------|---------|-----------------|------------|

|         |                                                                                                     |  |  |                                                                 |  |  |
|---------|-----------------------------------------------------------------------------------------------------|--|--|-----------------------------------------------------------------|--|--|
| Projekt | <b>OBEC CHUCHELNA - LOKALITA BAČOV A KOMÁROV - DOPLNĚNÍ A OBNOVA VODOHOSPODÁŘSKÉ INFRASTRUKTURY</b> |  |  | D. DOKUMENTACE OBJEKTŮ A TECHNICKÝCH A TECHNOLOGICKÝCH ZAŘÍZENÍ |  |  |
|         | D.2 - DOKUMENTACE TECHNICKÝCH A TECHNOLOGICKÝCH ZAŘÍZENÍ                                            |  |  |                                                                 |  |  |
| Příloha | ČS KOMÁROV - PŮDORYS 1PP                                                                            |  |  | Souprava                                                        |  |  |
|         |                                                                                                     |  |  | Revize                                                          |  |  |