


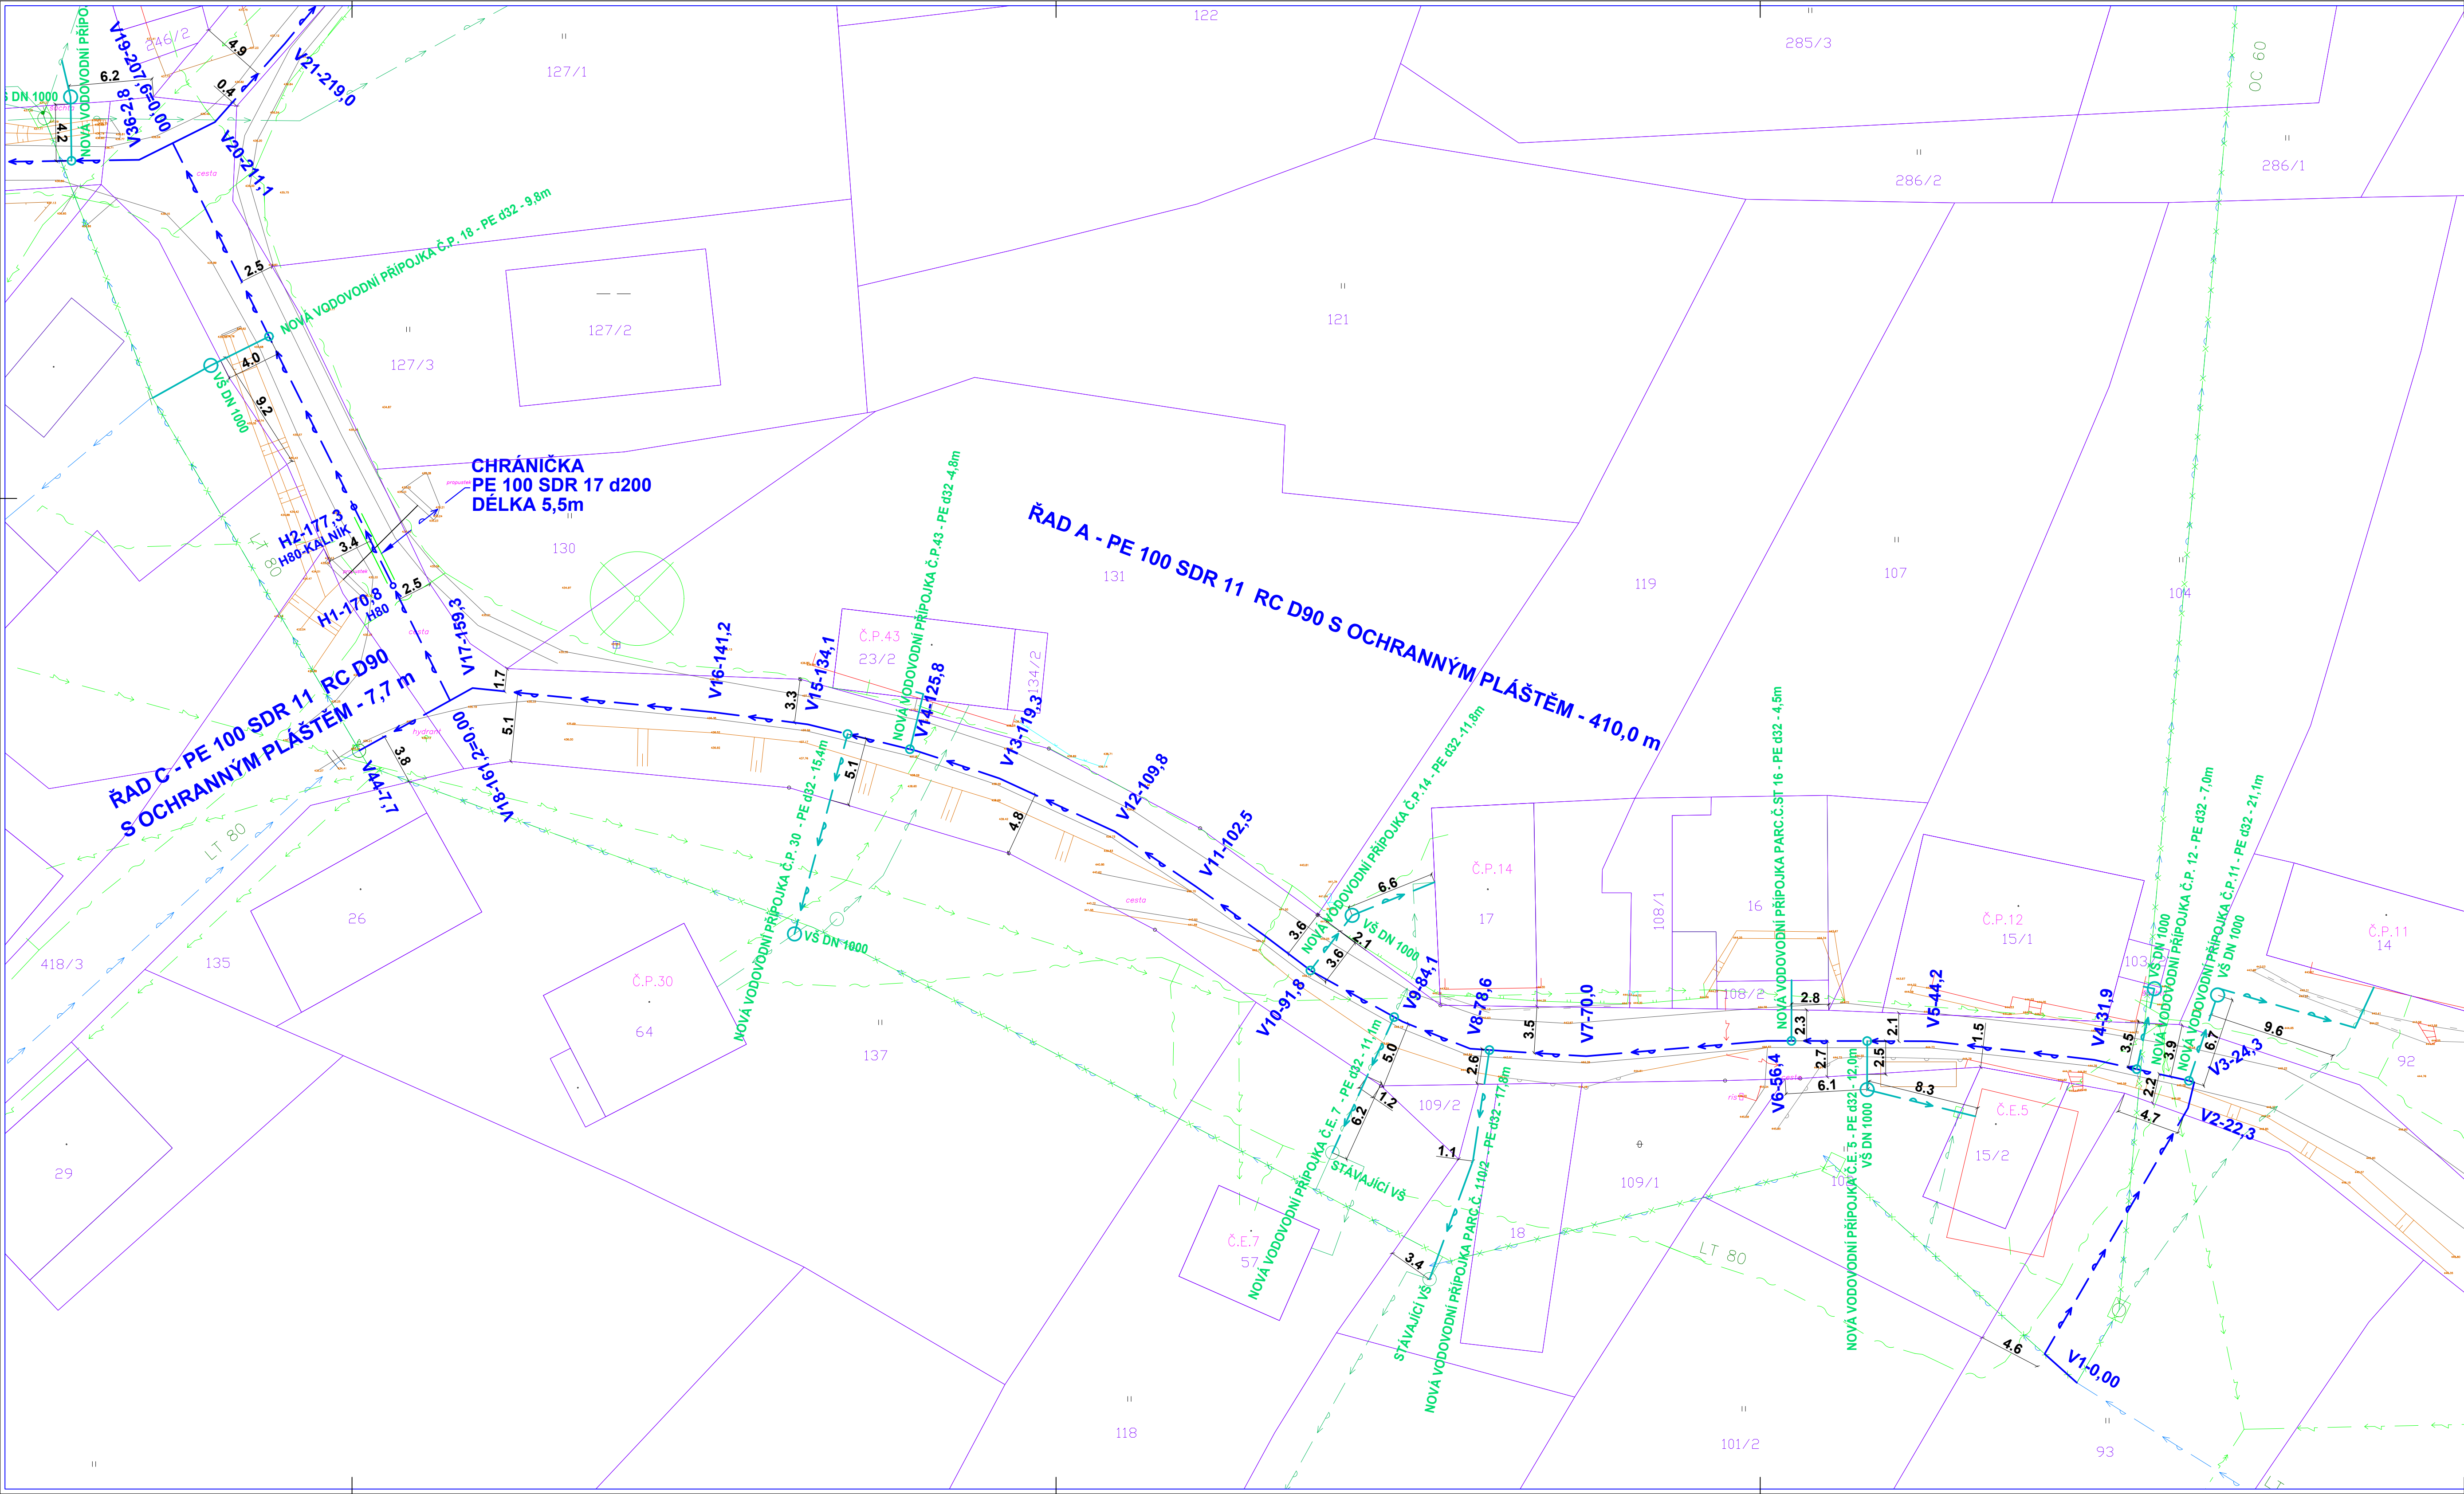

- VODOVOD STÁVAJÍCÍ-VODOVODNÍ PŘÍPOJKY
- VODOVOD A VODOVODNÍ PŘÍPOJKY RUŠENÉ
- VODOVOD NAVRŽENÝ
- PŘEPOJENÍ VODOVODNÍCH PŘÍPOJEK
- SILOVÉ VEDENÍ NN PODZEMNÍ
- SILOVÉ VEDENÍ NN NADZEMNÍ
- SILOVÉ VEDENÍ VVN NADZEMNÍ
- SEK-ČETIN

investor		VODOHOSPODÁŘSKÉ SDRUŽENÍ TURNOV			
		ANTONINA DVORÁKA 287, 511 01 TURNOV IČO: 49295934			
Hlavní projektant	Vypracoval	Ing.Evžen Kozák			
ing.E.Kozák	ing.E.Kozák, V.Blažák	projekce vodoHospodářských staveb			
		Koryta: 29, Loukov 294 11 tel: 326 789 357 602 422 354 E-mail: evzenkozak@seznam.cz			
stavba:		číslo zakázky:	2017066		
LOMNICE NAD POPELKOU, ŽELECHY		stupeň PD:	DŘ/DSP/PPPS		
OBNOVA VODOVODU		datum:	04.2022		
objekt:	VODOVOD	měřítko: 1:250	formát:	10x4	
obsah:	KORDINAČNÍ SITUAČNÍ VÝKRES DÍL A		výkres číslo:	výtisk číslo:	
název dig.souboru:		číslo přílohy:	03		
2017066-C.3. SITUACE.DWG		C.3.1			