


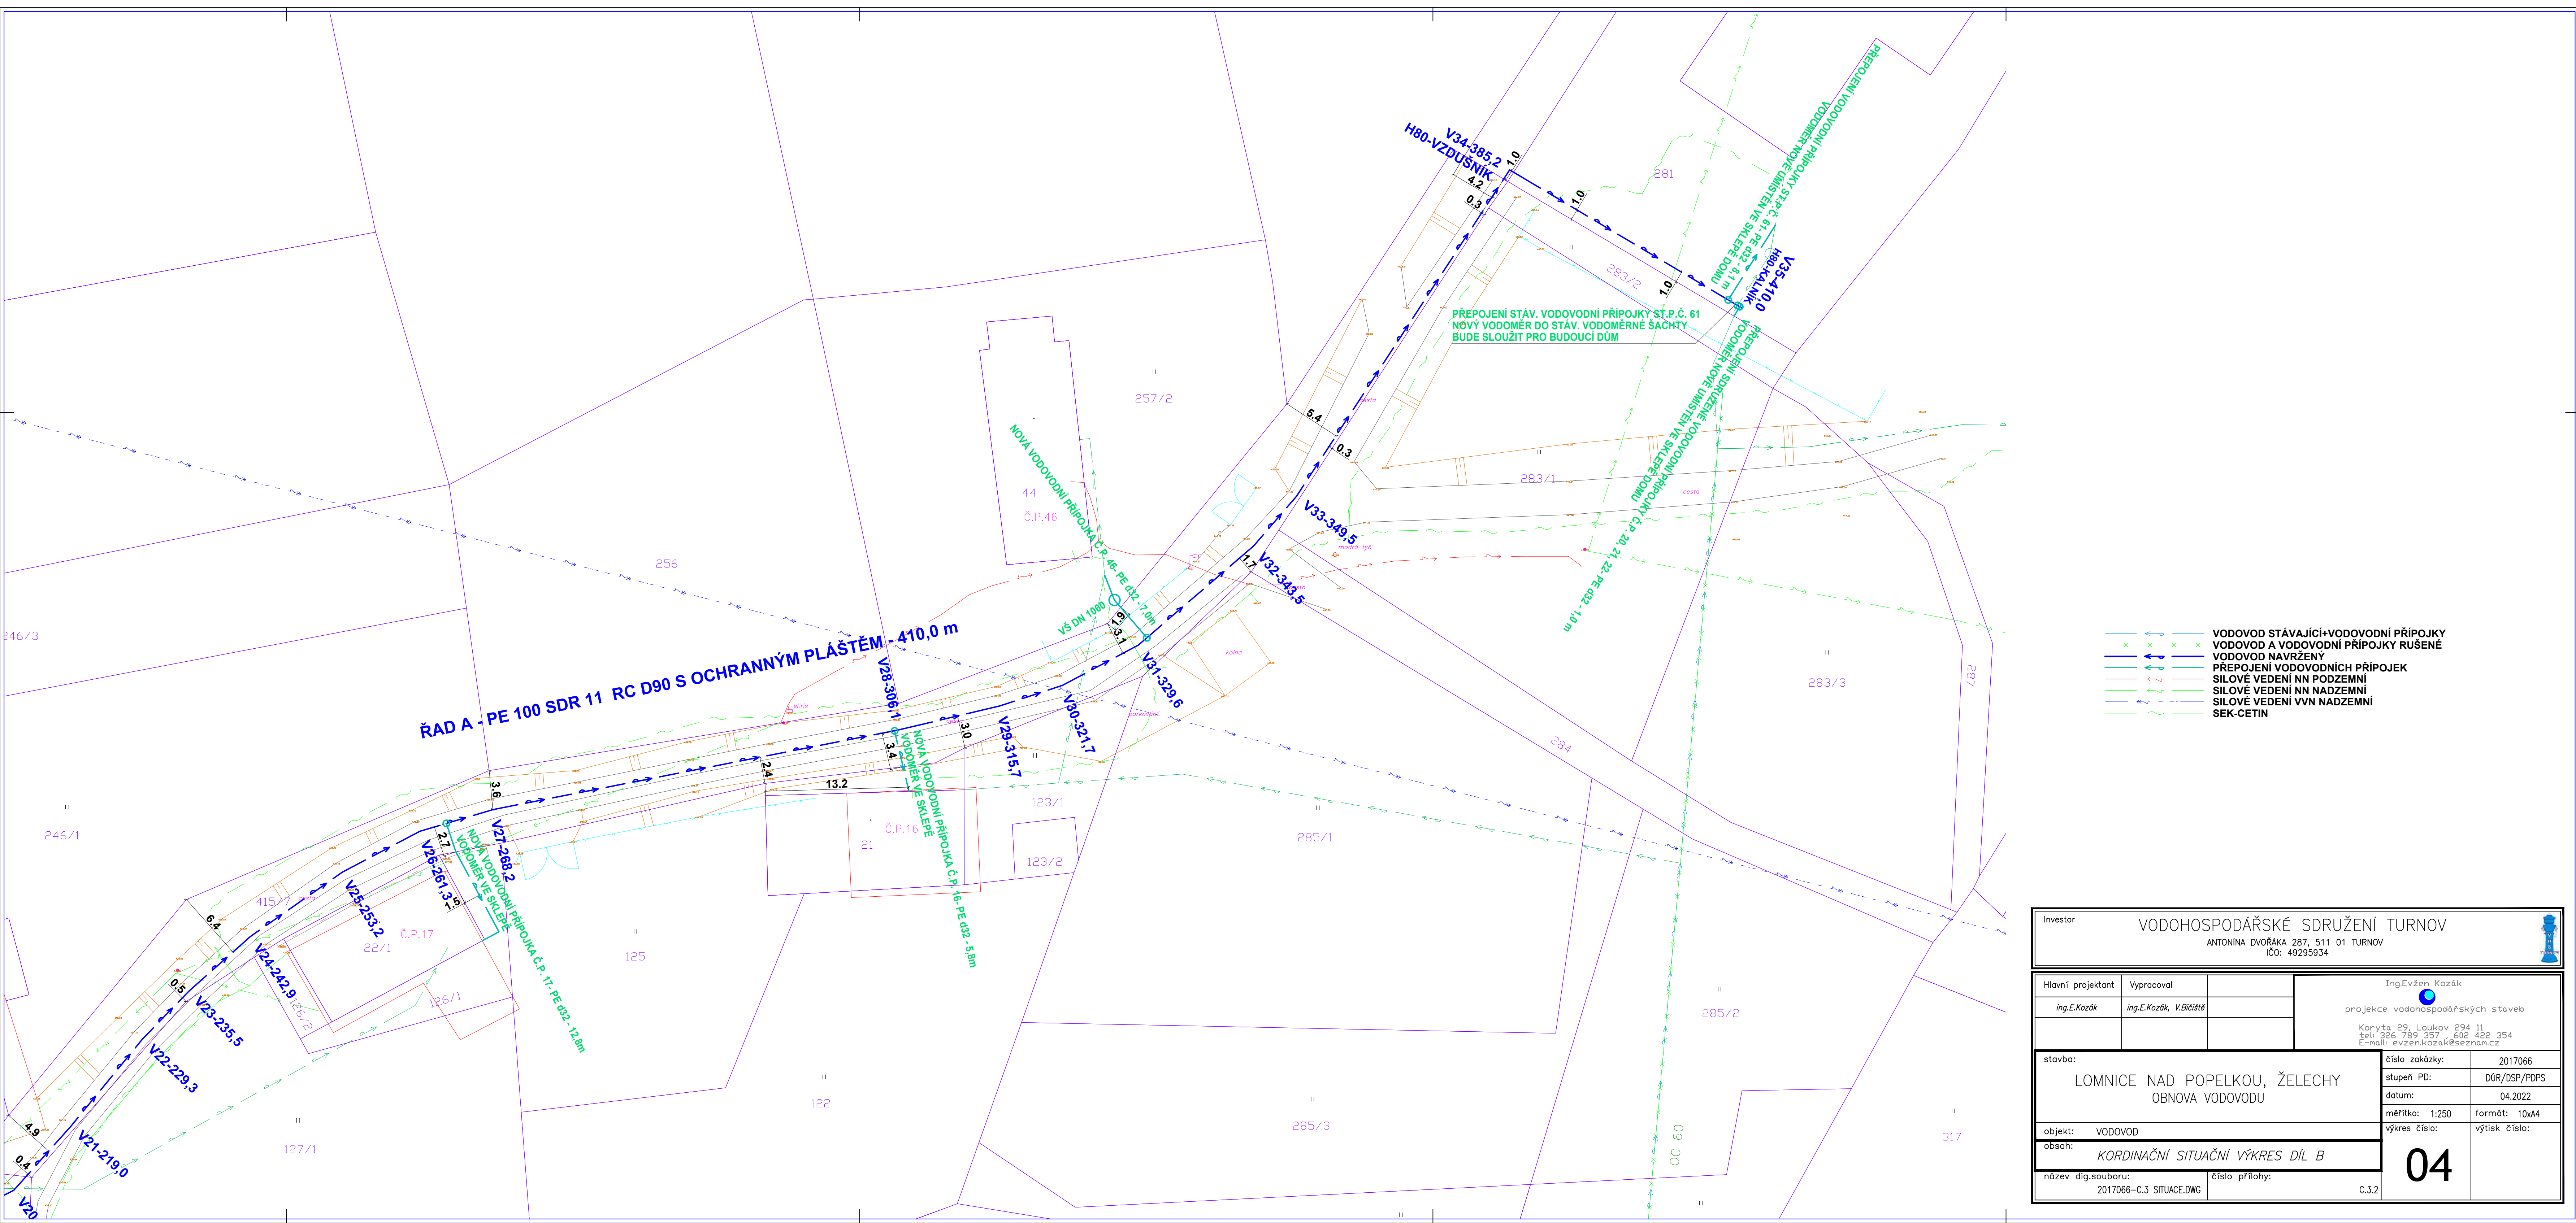

Investor		VODOHOSPODÁŘSKÉ SDRUŽENÍ TURNOV	
		ANTONINA DVOŘÁKA 287, 511 01 TURNOV	
		IČO: 49295934	
Hlavní projektant		Vypracoval	Ing.Evžen Kozák projekce vodohospodářských staveb Koryta 29, Loukov 294 II tel. 385 789 357 602 422 354 E-mail: evzenkozak@seznam.cz
ing.E.Kozák		ing.E.Kozák, V.Bišof	
stavba:		číslo zakázky: 2017066	
LOMNICE NAD POPELKOU, ŽELECHY		stupeň PD: DŘR/OSP/PPS	
OBNOVA VODOVODU		datum: 04.2022	
objekt: VODOVOD		měřítko: 1:250	
obsah:		výkres číslo: 10wA4	
KORDINAČNÍ SITUAČNÍ VÝKRES DIL B		04	
název dig.souboru:	číslo přílohy:	C.3.2	
2017066-C.3. SITUACE.DWG			