


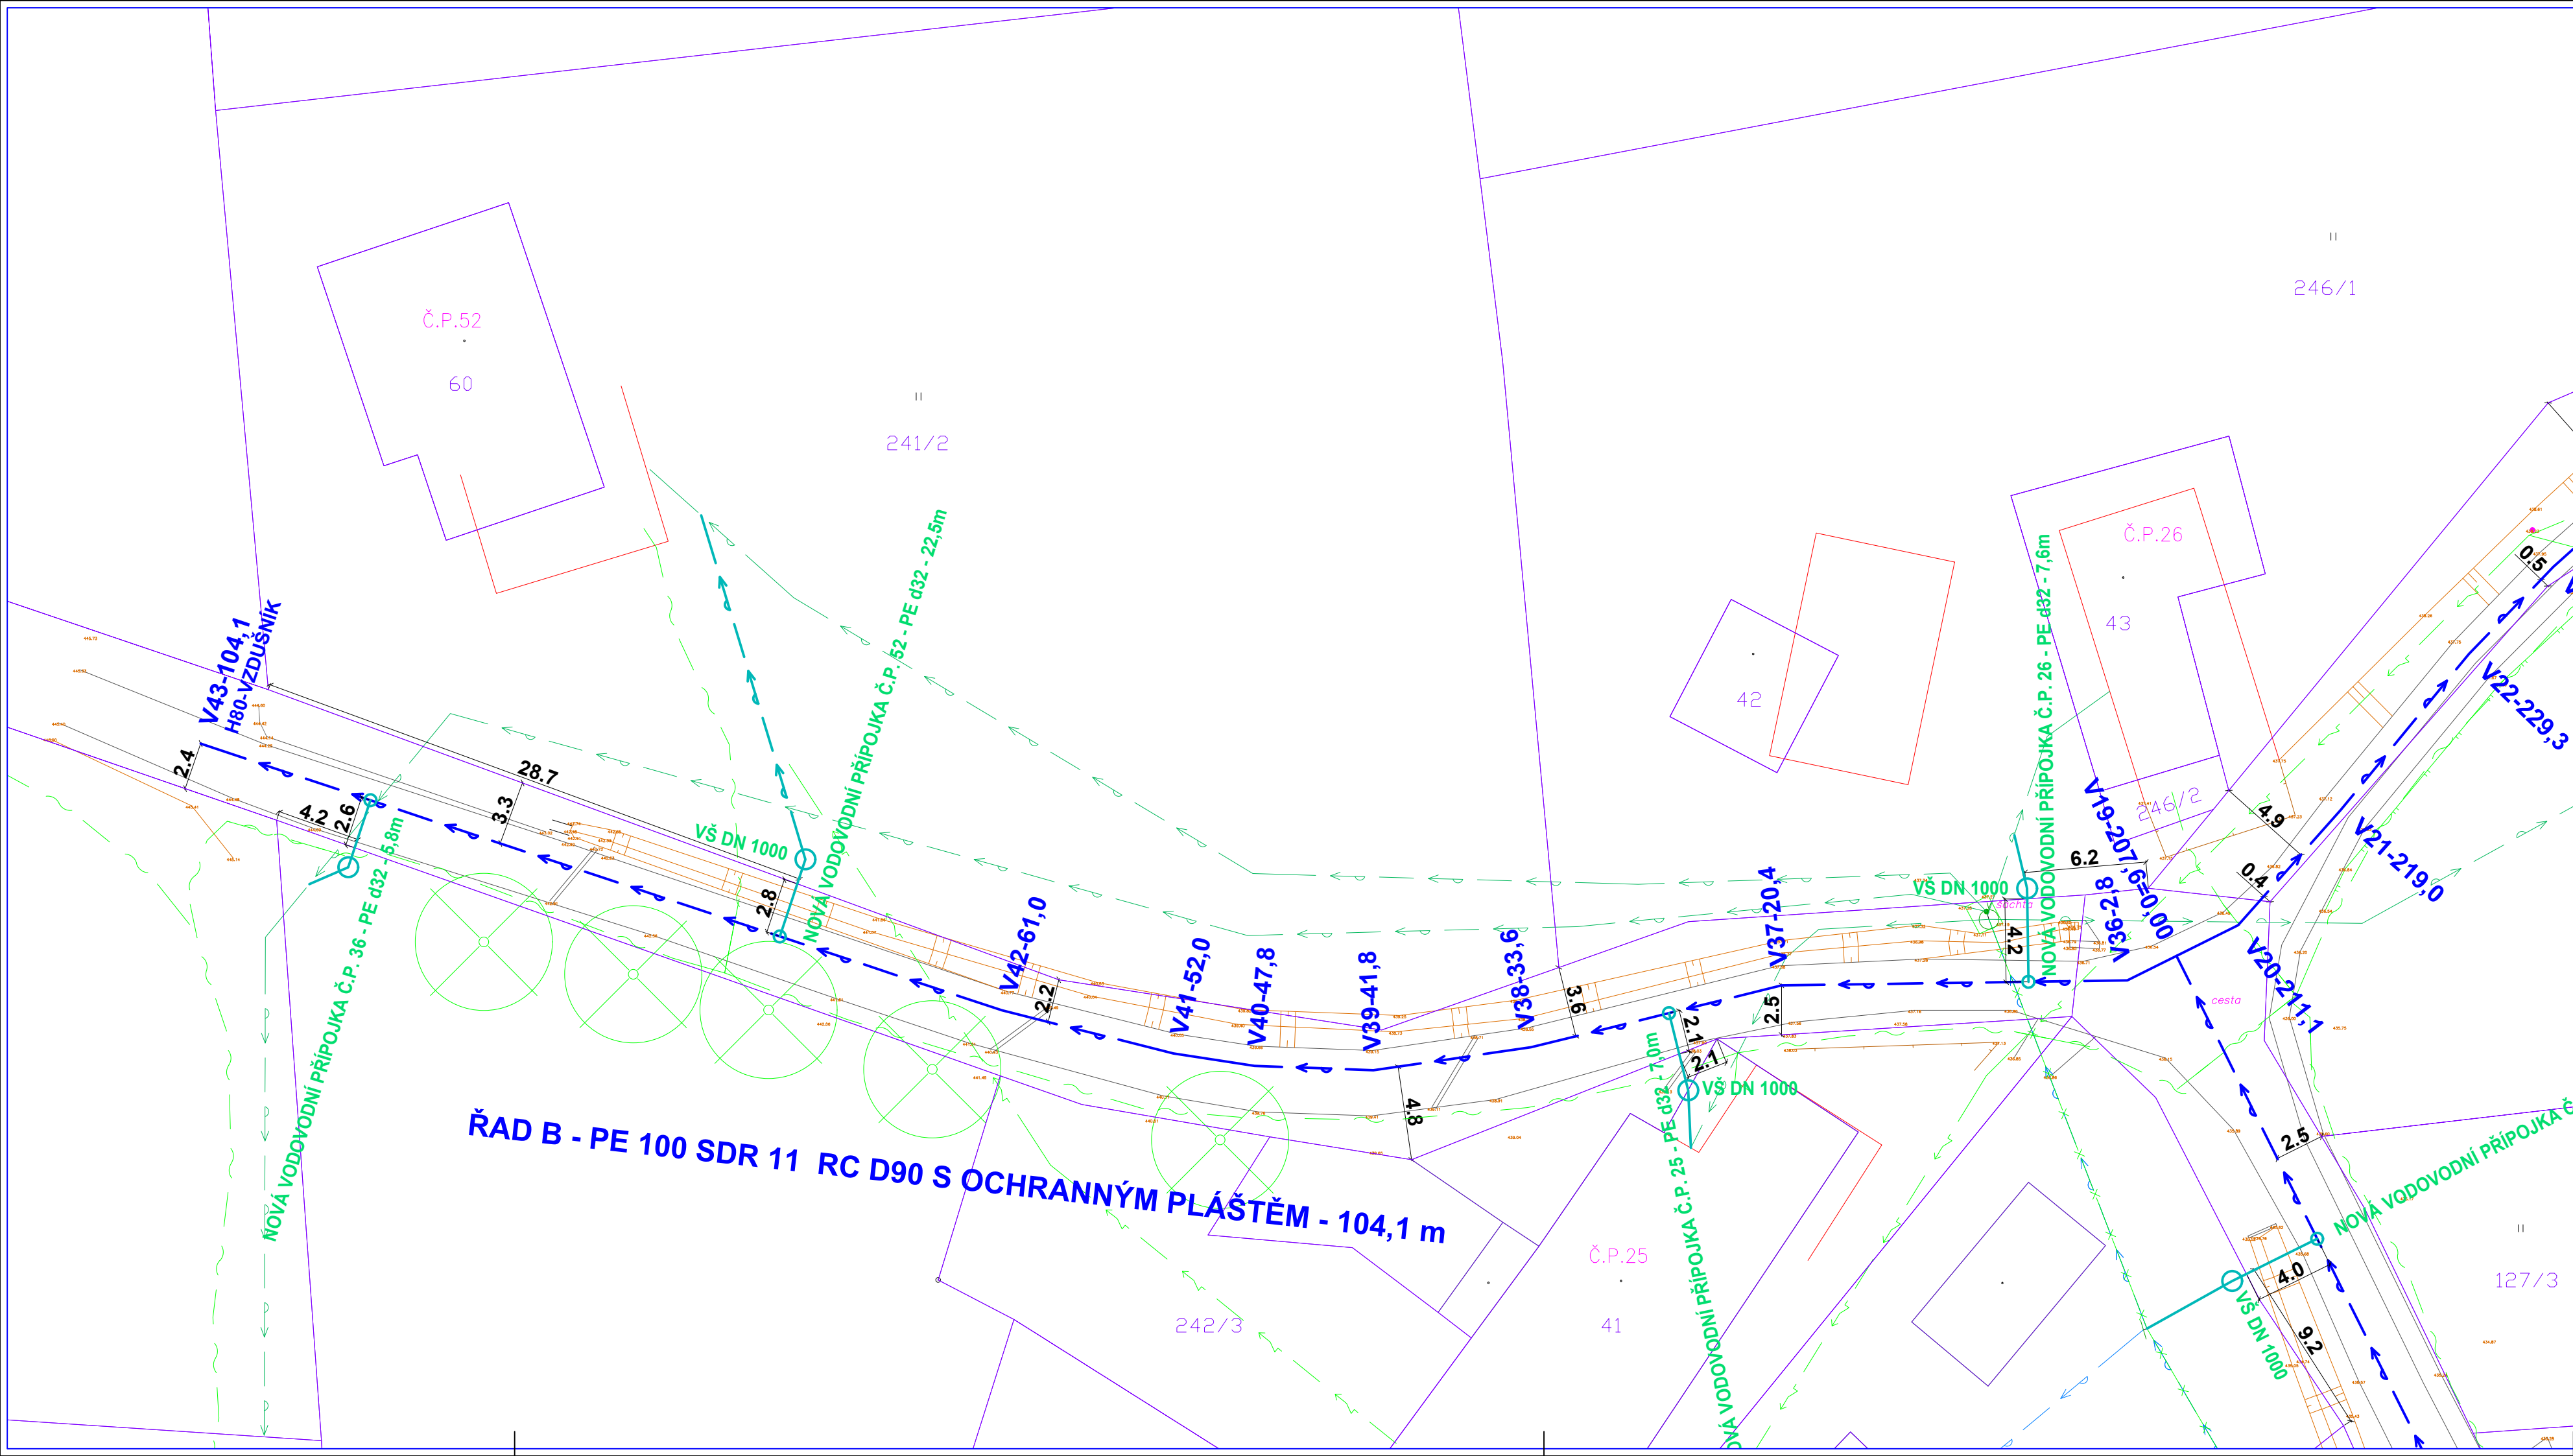

- VODOVOD STÁVAJÍCÍ+VODOVODNÍ PŘÍPOJKY
- VODOVOD A VODOVODNÍ PŘÍPOJKY RUŠENÉ
- VODOVOD NAVRŽENÝ
- PŘEPOJENÍ VODOVODNÍCH PŘÍPOJEK
- SILOVÉ VEDENÍ NN PODZEMNÍ
- SILOVÉ VEDENÍ NN NADZEMNÍ
- SILOVÉ VEDENÍ VVN NADZEMNÍ
- SEK-CETIN

Investor		VODOHOSPODÁŘSKÉ SDRUŽENÍ TURNOV ANTONÍNA DVOŘÁKA 287, 511 01 TURNOV IČO: 49295934			
Hlavní projektant	Vypracoval	Ing.Evžen Kozák  projekce vodohospodářských staveb Koryta 29, Loukov 294 11 tel: 326 789 357, 602 422 354 E-mail: evzen.kozak@seznam.cz			
ing.E.Kozák	ing.E.Kozák, V.Bičiště				
stavba:		číslo zakázky:	2017066		
LOMNICE NAD POPELKOU, ŽELECH OBNOVA VODOVODU		stupeň PD:	DÚR/DSP/PDPS		
objekt: VODOVOD		datum:	04.2022		
obsah: KORDINAČNÍ SITUAČNÍ VÝKRES DÍL C		měřítko: 1:250	formát: 4xA4		
název dig.souboru: 2017066-C.3 SITUACE.DWG		výkres číslo:	výtisk číslo:		
číslo přílohy: C.3.3		05			