


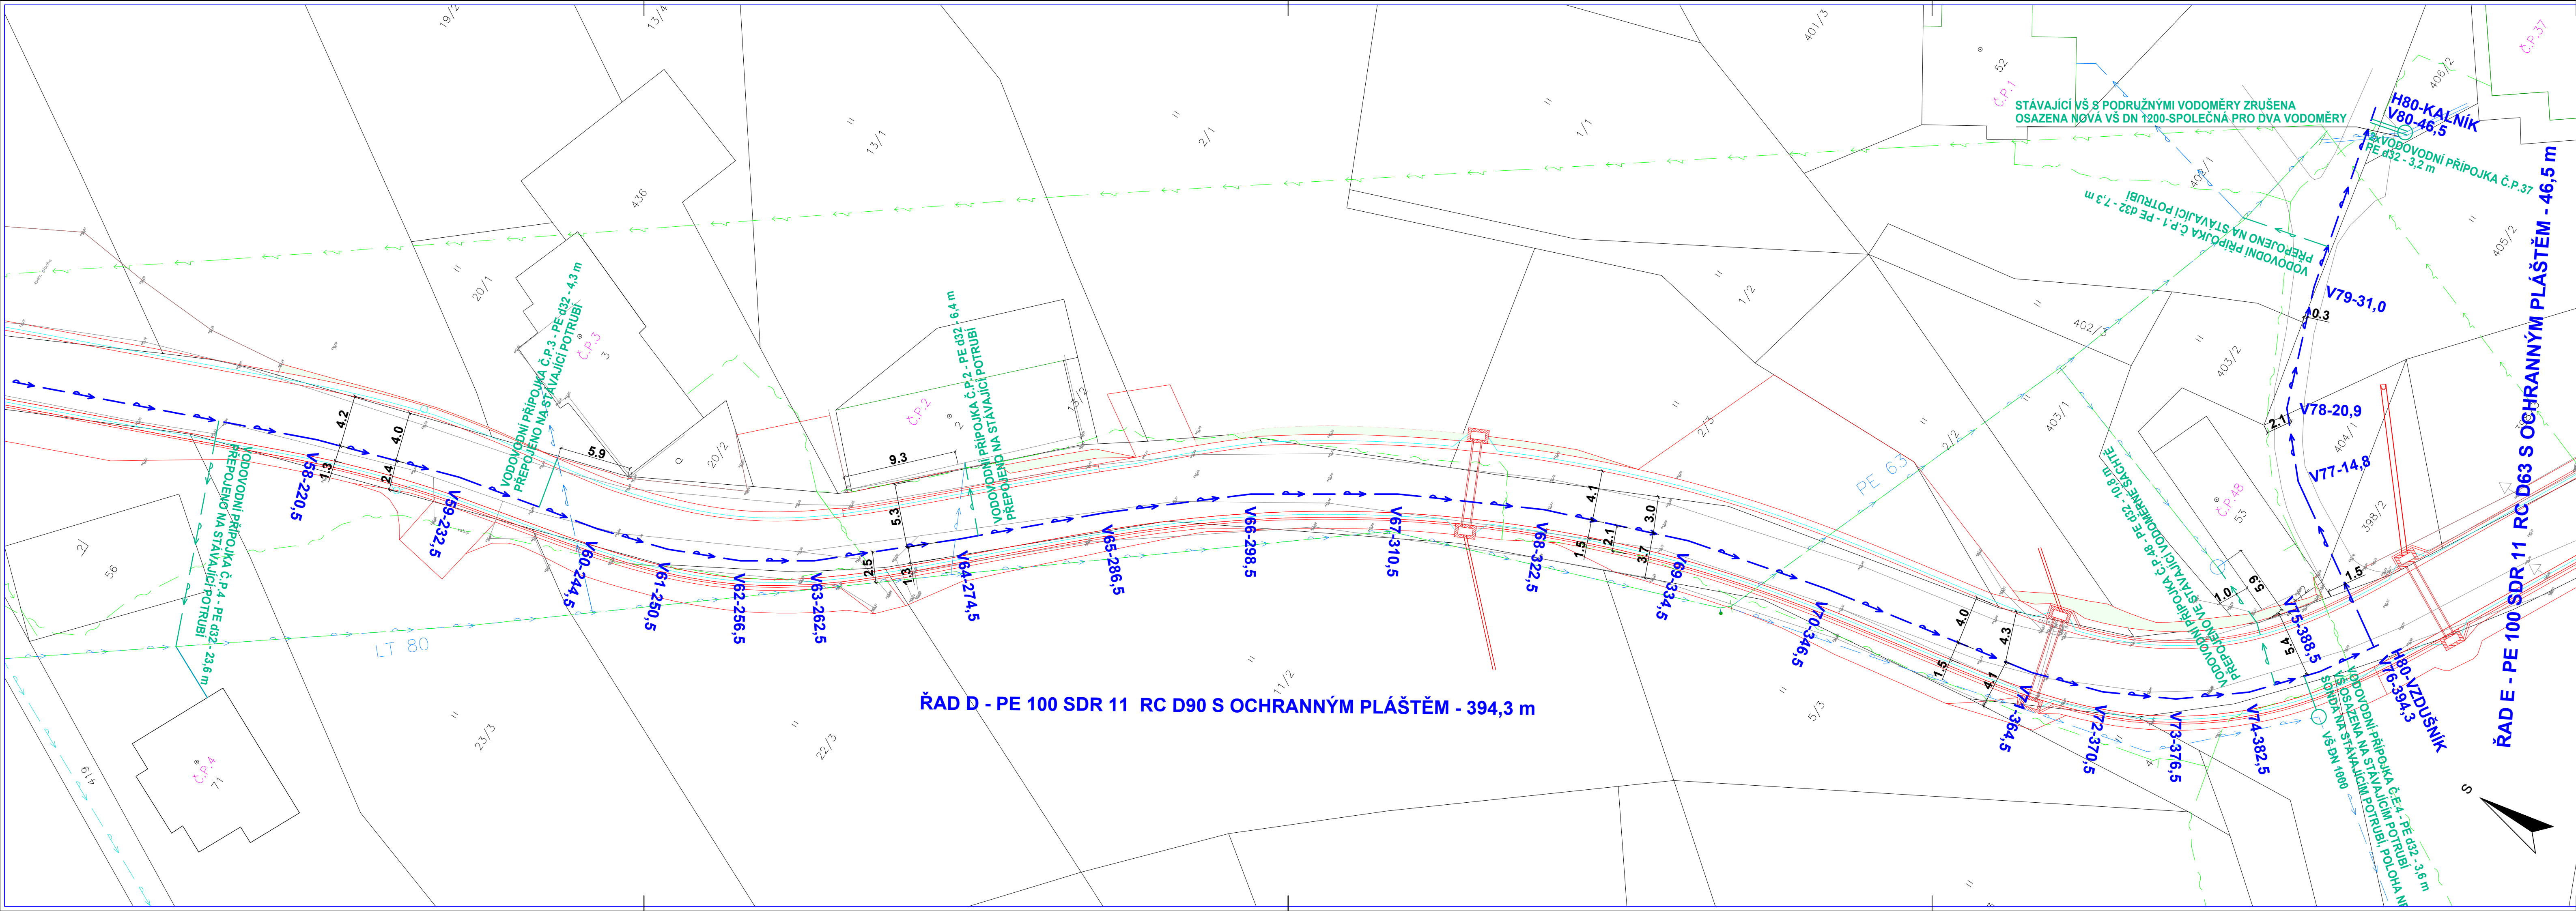

- VODOVOD, NAVRŽENÝ I. ETAPA
- VODOVOD, NAVRŽENÝ II. ETAPA
- VODOVODNÍ PŘÍPOJKA, PŘEPOJENÍ II. ETAPA
- VODOVOD ZÁSOBNÍ, STÁVAJÍCÍ
- VODOVOD VaK MB, a.s.
- SILOVÉ VEDENÍ NN, NADZEMNÍ - ČEZ
- SILOVÉ VEDENÍ VN, NADZEMNÍ - ČEZ
- SEK-CETIN
- SILOVÉ VEDENÍ SČVK
- VODOVOD, RUŠENÝ

Investor: VODOHOSPODÁŘSKÉ SDRUŽENÍ TURNOV ANTONINA DVOŘÁKA 287, 511 01 TURNOV IČO: 49295934			
Hlavní projektant ing.E.Kozák	Kontroloval V.Bičířstě	Vypracoval I.Dokoupil	VEDU VODU s.r.o. 1. máje 423, 294 41 Dobruška tel: 604 447 166, 602 422 354 E-mail: evzenkozak@seznam.cz
stavba: LOMNICE NAD POPELKOU, ŽELECHY OBNOVA VODOVODU II. ETAPA			
objekt: VODOVOD		číslo zakázky: 24072	stupeň PD: PDPS
obsah: KOORDINAČNÍ SITUAČNÍ VÝKRES DÍL B		datum: 10/2024	měřítko: 1:250 formát: 5x4
výkres číslo: 04		výkres číslo: výkres číslo:	
název dig.souboru: 24072-C.3 SITUACE.DWG		číslo přílohy: C.3.2	