


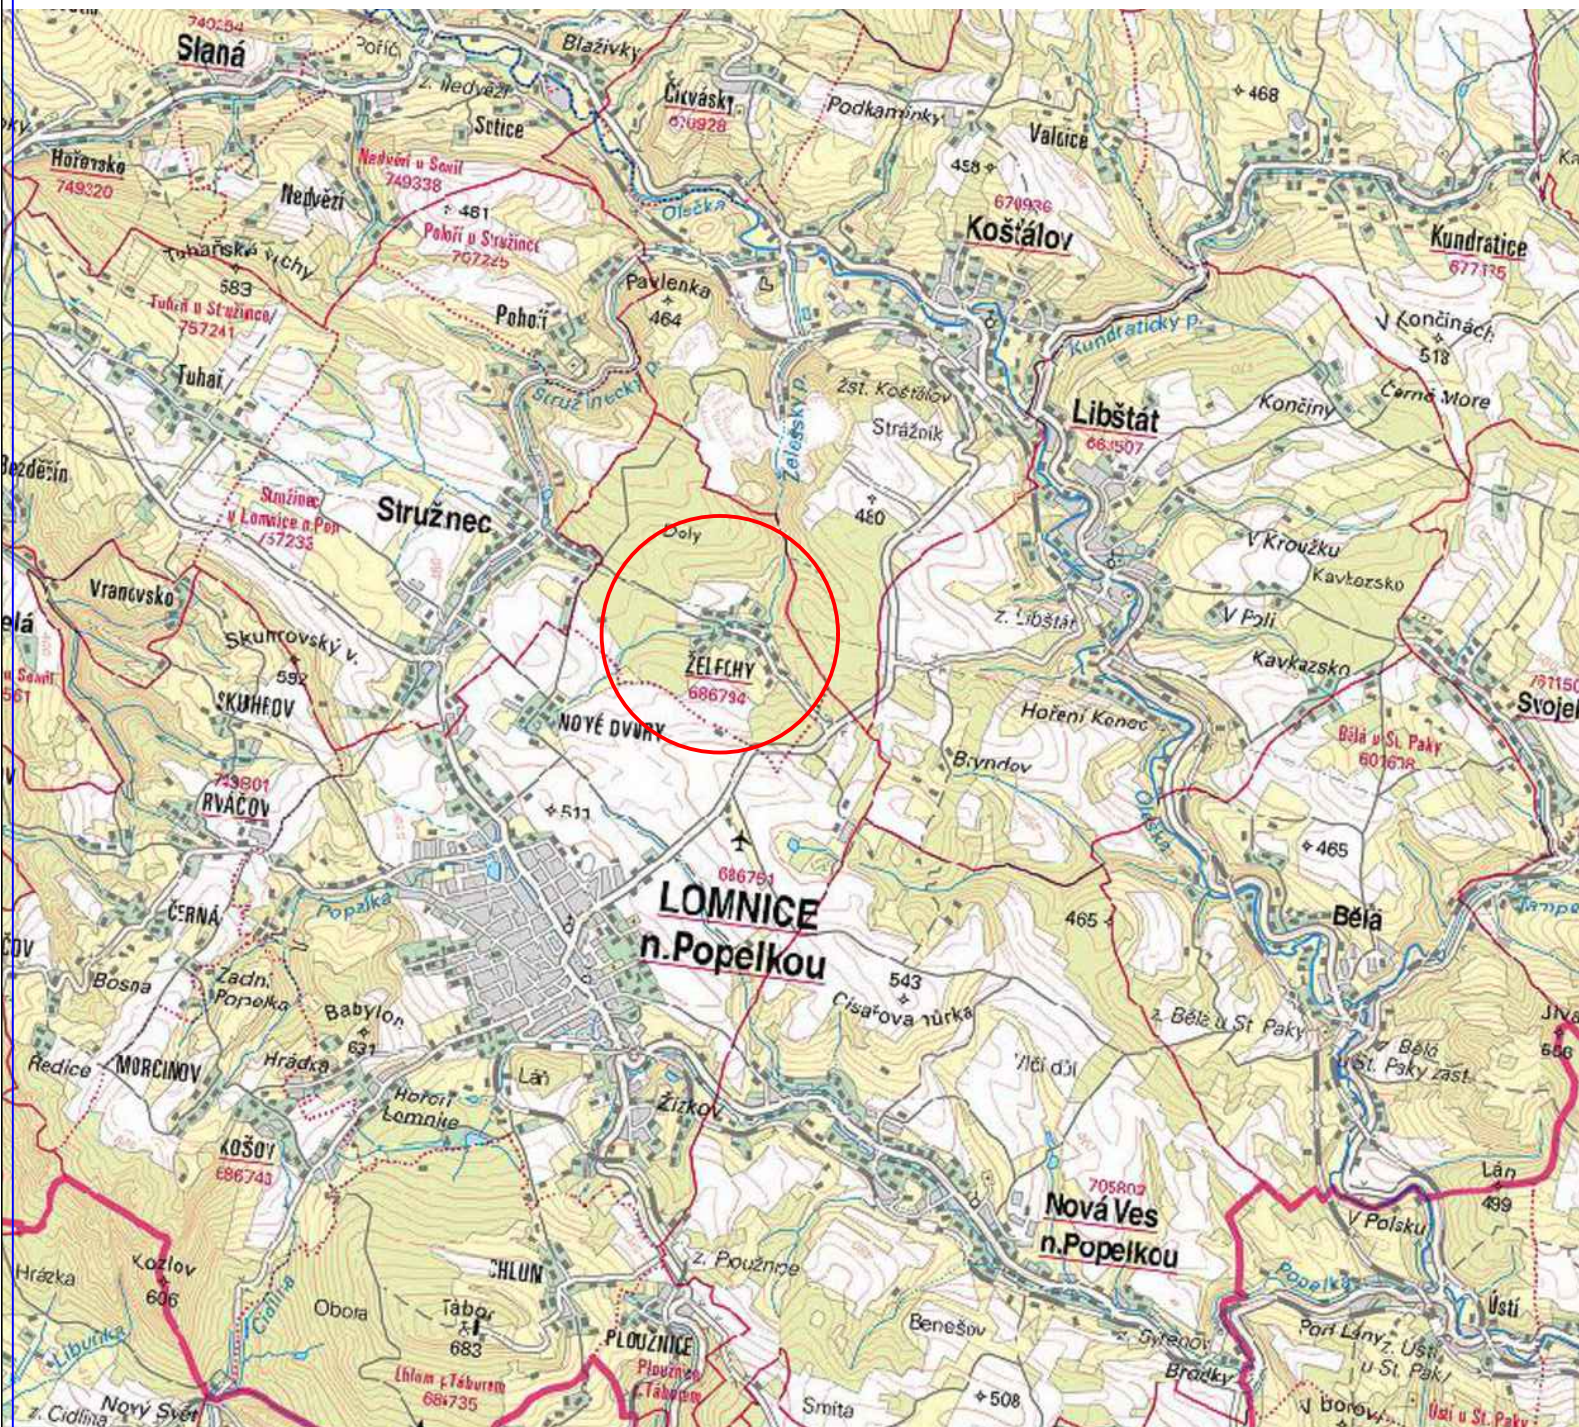

○ ZÁJMOVÉ ÚZEMÍ

Investor:			VODOHOSPODÁŘSKÉ SDRUŽENÍ TURNOV ANTONÍNA DVOŘÁKA 287, 511 01 TURNOV IČO: 49295934			
Hlavní projektant		Kontroloval	Vypracoval		VEDU VODU s.r.o.  1. máje 423, 294 41 Dobruška tel: 604 447 166, 602 422 354 E-mail: evzen.kozak@seznam.cz	
ing.E.Kozák		V.Bičiště	V.Bičiště			
stavba:					číslo zakázky:	24153
LOMNICE NAD POPELKOU, ŽELECHY OBNOVA VODOVODU III. ETAPA					stupeň PD:	PDPS
objekt: VODOVOD obsah: SITUACNÍ VÝKRES ŠIRŠÍCH VZTAHŮ					datum:	04/2025
					měřítko: 1:50 000	formát: 2xA4
název dig.souboru: 24153-C.1 SITUACE ŠIRŠÍCH VZTAHŮ.DWG					výkres číslo:	výtisk číslo:
číslo přílohy:					01	
C.1						