


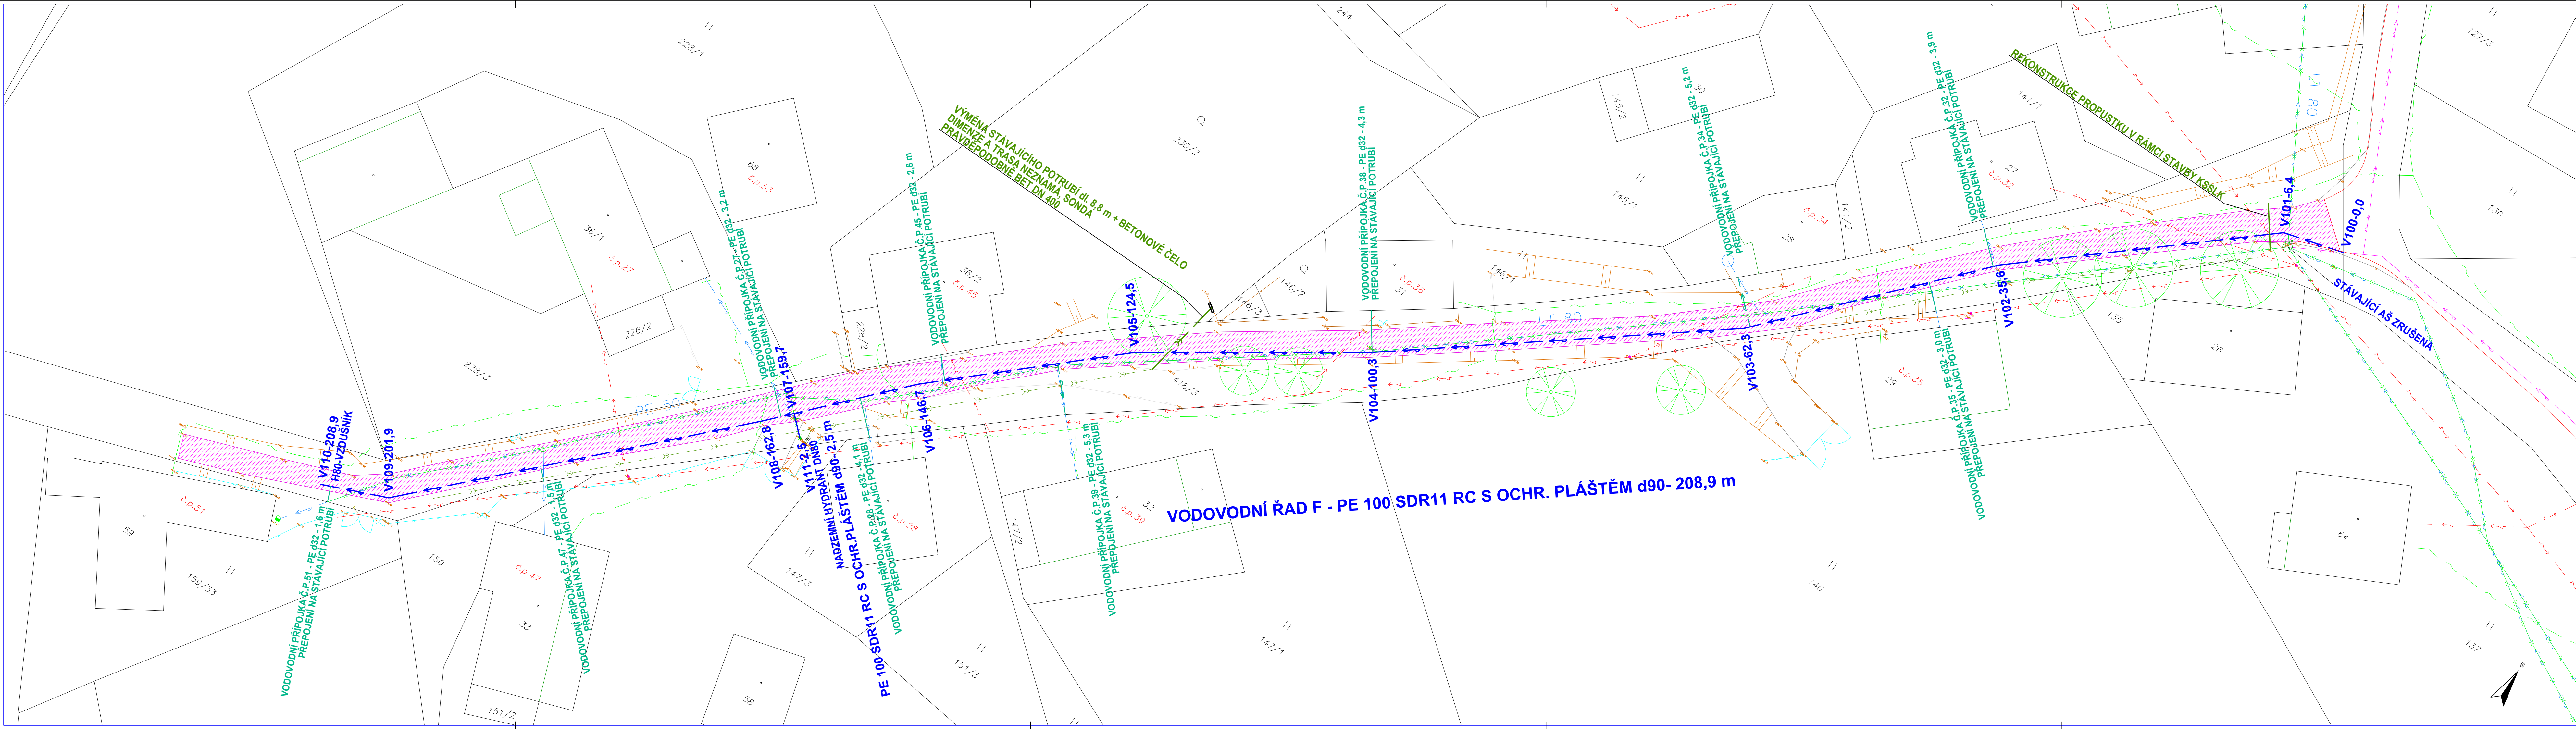

- VODOVOD, NAVRŽENÝ I. ETAPA
- VODOVOD, NAVRŽENÝ III. ETAPA
- VODOVODNÍ PŘÍPOJKA, PŘEPOJENÍ III. ETAPA
- VODOVOD, STÁVAJÍCÍ
- SILOVÉ VEDENÍ NN, NADZEMNÍ - ČEZ
- SEK-CETIN
- VODOVOD, RUŠENÝ
- OPRAVY KOMUNIKACE ŠÍŘKY 3,0 m - 670,0 m²

Investor: VODOHOSPODÁŘSKÉ SDRUŽENÍ TURNOV ANTONÍNA DVOŘÁKA 287, 511 01 TURNOV IČO: 49295934			VEDU VODU s.r.o. 1. máje 423, 294 41 Dobruvice tel: 604 447 166, 602 422 354 E-mail: evzen.kozak@seznam.cz	
Hlavní projektant ing. E. Kozák	Kontroloval V. Bičičistě	Vypracoval V. Bičičistě	číslo zakázky: 24153	stupeň PD: PDPS
stavba: LOMNICE NAD POPELKOU, ŽELECHY OBNOVA VODOVODU III. ETAPA			datum: 04/2025	měřítko: 1:250
objekt: VODOVOD			výkres číslo: 03	formát: 6x44
obsah: KOORDINAČNÍ SITUACNÍ VÝKRES			výtisk číslo: C.3	
název dig.souboru: 24153-C.3 SITUACE.DWG		číslo přílohy: C.3		